

MAPA DO CELÓW PROJEKTOWYCH

skala 1:500

arkusz nr: 132.443.223

K.E.R.G 2007-39/2013

Osnowa pozioma: układ "1965";

Osnowa wys.: poziom odniesienia Kronszadt

województwo:

kódzkie

powiat:

radomszczański

gmina:

Kodrąb - 101207_2

obręb:

Gosławice - 0004

działka nr:

1124/2

Oznaczenie:

zakres opracowania

MAPA WYKONANA DNIA 21.08.2013 r.

Wykonano na podstawie mapy sył-wys. 1:1000

132.443.223 oraz pomiaru uzupełniającego.

Granice i numery działek wkreślono kolorem ciemno zielonym.

Uwaga: K.W - nie badano



NINIEJSZA MAPA JEST ZGODNA Z KOPIĄ MAPY ZASADNICZEJ I ZOSTAŁA ZAREJESTROWANA W ODGIK W RADOMSKU W DNIO 06.09.2013 r. POD NR EWID. 2007.223-1/2013

Za zgodność z oryginałem

Data

Podpis

Skala 1:25000

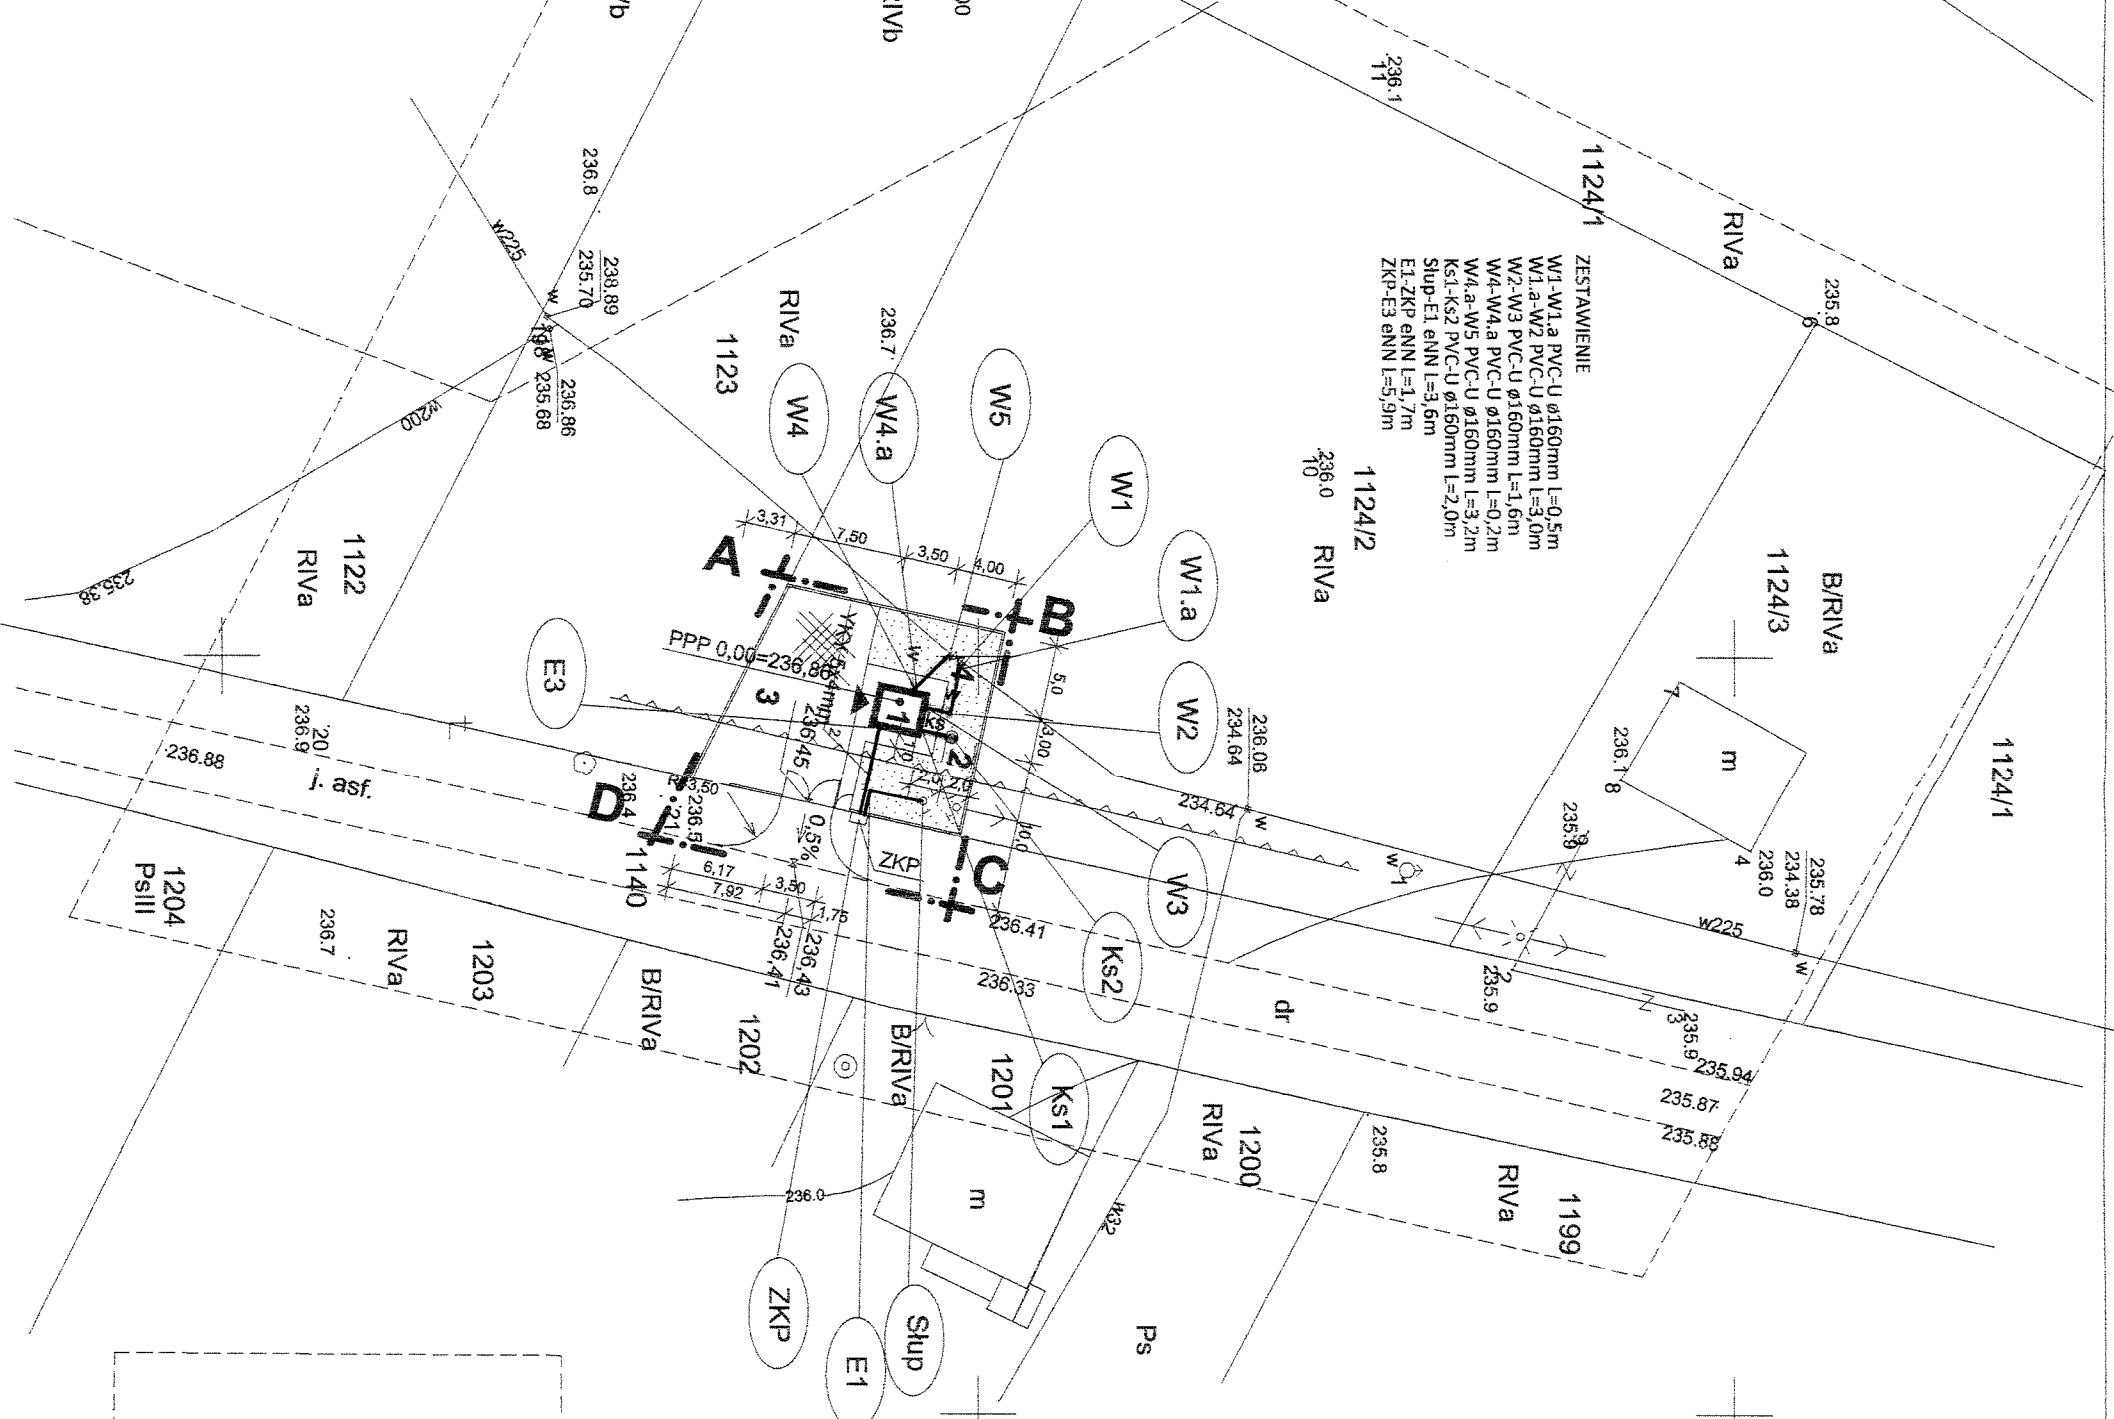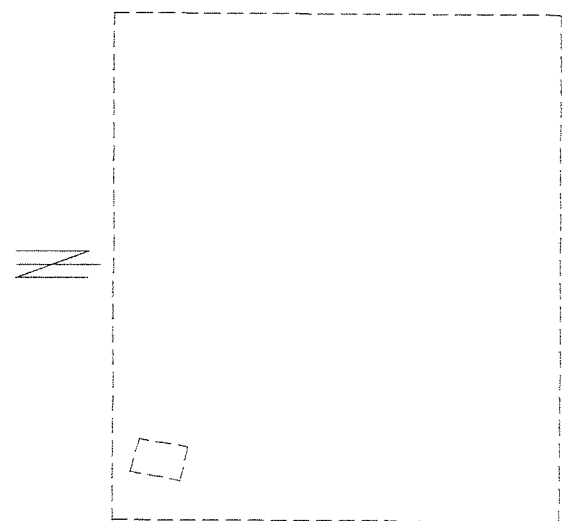

LEGENDA

1	POMPOWIA KONTENEROWA
2	STUDNIA CHŁONNA d=1500
3	PLAC MANEWROWY UTWARZONY (kostka betonowa)
4	ZIELEŃ NISKA

OZNACZENIA

	BUDYNEK OBJĘTY OPRAWANIEM
	PROJEKTOWANY ZIAZD NA DZIAŁKĘ
	WEJŚCIE DO POMPOWNI
	PROJEKTOWANE UTWARZENIE TERENU
	PROJEKTOWANA ZIELEŃ NISKA
	PROJEKTOWANA INSTALACJA WODOCIĄGOWA
	PROJEKTOWANA INSTALACJA KANALIZACJI SANIT.
	PROJEKTOWANA WĘWNI LINA ZASILAJĄCA
	ZŁĄCZE KABLOWO-POMIAROWE
	PROJEKTOWANE OGRÓDZENIE
	GRANICE OPRAWOWANIA
	NIEPRZEKRACZALNA LINA ZABUDOWY

Kowalczyk

A R C H I T E K T

BIURO OBSŁUGI INWESTYCYJNEJ I PROJEKTOWANIA
90-602 1002 UL. LUKOMI 11 TEL. FAX (0-43) 93 43 889 502 736 585 e-ARCHITEKCI.com kowalczyk@architekci.pl

PRZEDMIOT OPRAWOWANIA: BUDOWA POMPOWNI I ZIAZDU PUBLICZNEGO Z DROGI POWIATOWEJ WRAZ Z NIEZBĘDĄ INFRASTRUKTURĄ TECHNICZNĄ WE WSI FRACHOWIEC DZ. NR EWID. 1124/2 I 1140 OBRĘB GOSŁAWICE

INWESTOR: GMINA KODRAB
97-512 KODRAB UL. 22 LIPCA NR 7

TEMAT RYSUNKU	PROJEKT ZAGOSPODAROWANIA DZIAŁKI	NR RYSUNKU	1
AUTORZY OPRAWOWANIA	Imię i Nazwisko	Nr uprawnień	
GŁÓWNY PROJEKTANT	mgr inż. arch. Komrad Kowalczyk	Upr. bud. do projektowania bez ograniczeń w spec. arch. 91R-202R OJAWO4	SKALA 1:500
PROJEKTANT BRANŻY BUDOWLANEJ	mgr inż. Mieczysław Kowalczyk	Upr. bud. do projektowania bez ograniczeń w spec. konstr. BP.N-10220/30/79	DATA 09.2013
PROJEKTANT INSTALACJI ELEKTRYCZNYCH	mgr inż. Andrzej Przytył	162/02/MŁ	NR PROJEKTU
PROJEKTANT INSTALACJI SANITARNYCH	Henryk Gądek	GP.NV/342/58/94	
BRANŻA	ZAGOSPODAROWANIE TERENU		
STADIUM	PROJEKT BUDOWLANO-WYKONAWCZY		