


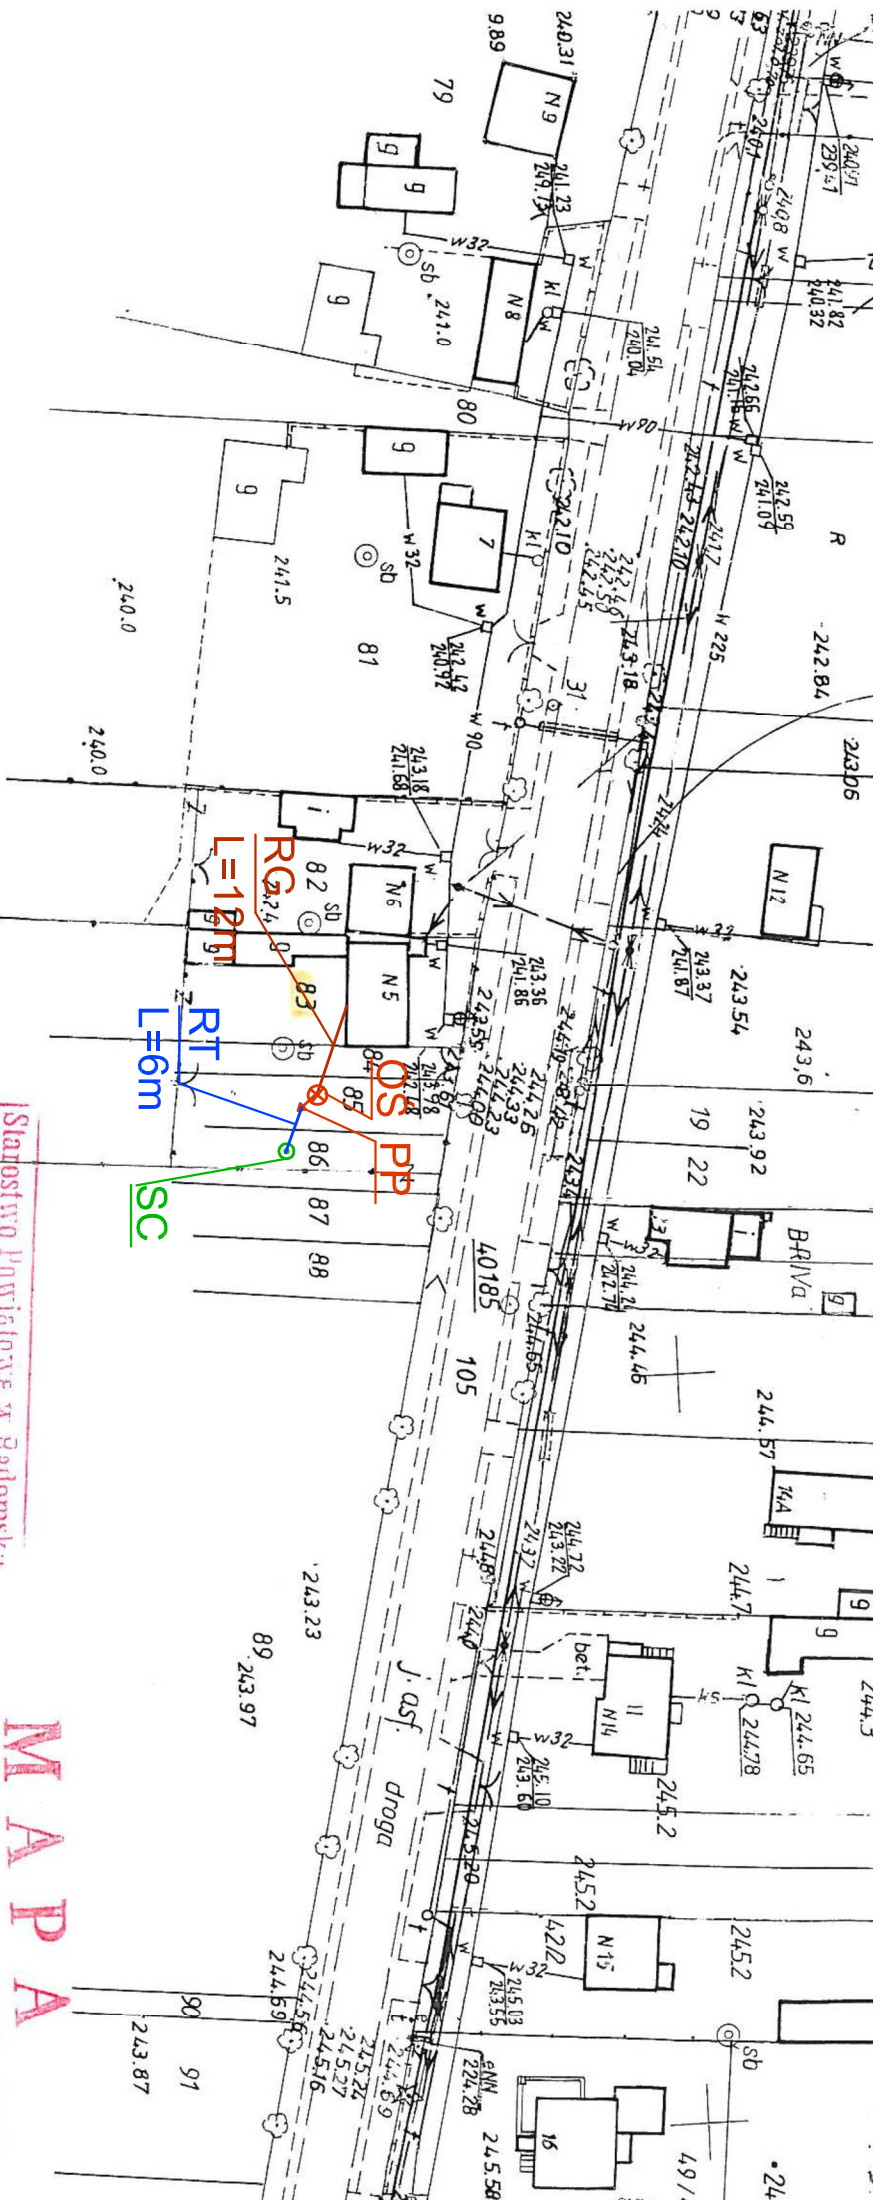

LEGENDA:

- OŚ - biologiczna oczyszczalnia ścieków
- PP - pompownia ścieków oczyszczonych
- RG - rurociąg grawitacyjny PVC160
- RT - rurociąg tłoczny PE40
- SC - studnia chłonna w nasypie



 PHU "ORTUS" Janusz Fengler ul. Leśna 5a, Chojne, 98-210 Sieradz	Inwestor: Gmina Kodrqb ul. 22 lipca 7, 97-512 Kodrqb
--	--

Imię i nazwisko	Data	Podpis
Projektował: mgr inż. J. Fengler upr. 324/82/87	03.2014	
Opracował: mgr inż. P. Zagalski	03.2014	
Skala: 1:1000	Przedmiot opracowania: Budowa przydomowych oczyszczalni ścieków na terenie gminy Kodrqb adres: Łogiewniki 5 dz. nr 83, 84, 85, 86	
Nr rys. 1/1	Tytuł rysunku: Projekt zagospodarowania terenu	

Starostwo Powiatowe w Radomsku
 Urząd Dokumentacji i Kartograficznej
 Poswiadczenie
 mdp. z 03.03.2014 r.
 państwowego
 i kartograficznego
 i zaewidencjonowano pod nr
 i miejsca, na którym może
 służyć dla celów projektowych
 10 MAR 2014
 (miejscowość i data)

SPECJALISTA
 da Dokumentacji i Kartograficznej
 i Kartograficznej
Zbigniew Zarzycki

M A P A
 SYTUACYJNO - WYKONAWCZA
Skala 1:1000
Obręb Łogiewniki
Gmina Kodrqb
w. radomszczański
ciężw. Łódzkie
odział roboty Nr. 224. 014