

MAPA SYTUACYJNO - WYSOKOŚCIOWA

Skala 1:1000


LEGENDA:

- OŚ - biologiczna oczyszczalnia ścieków
- PP - pompownia ścieków oczyszczonych
- RG - rurociąg grawitacyjny PVC160
- RT - rurociąg tłoczny PE40
- SC - studnia chłonna w nasypie

Obwód legiewni
Gmina Kodrąb
w. radomszczański
ojew. łódzkie
dział. rolny

Świadectwo powołania w Radnym
Ośrodek Dokumentacji i Kartograficznej
Poświadczam, że niniejszej
mapy z... przebiegiem do
państwa województwa łódzkiego
i kartograficznej...
i zaewidencjonowanej pod nr...
Niniejsza mapa może
służyć dla... projektowych
10 MAR 2014
(miejscowość i data)

SPECJALISTA
ds. Dokumentacji Geodezyjnej
i Kartograficznej
Zbigniew Zarzycki

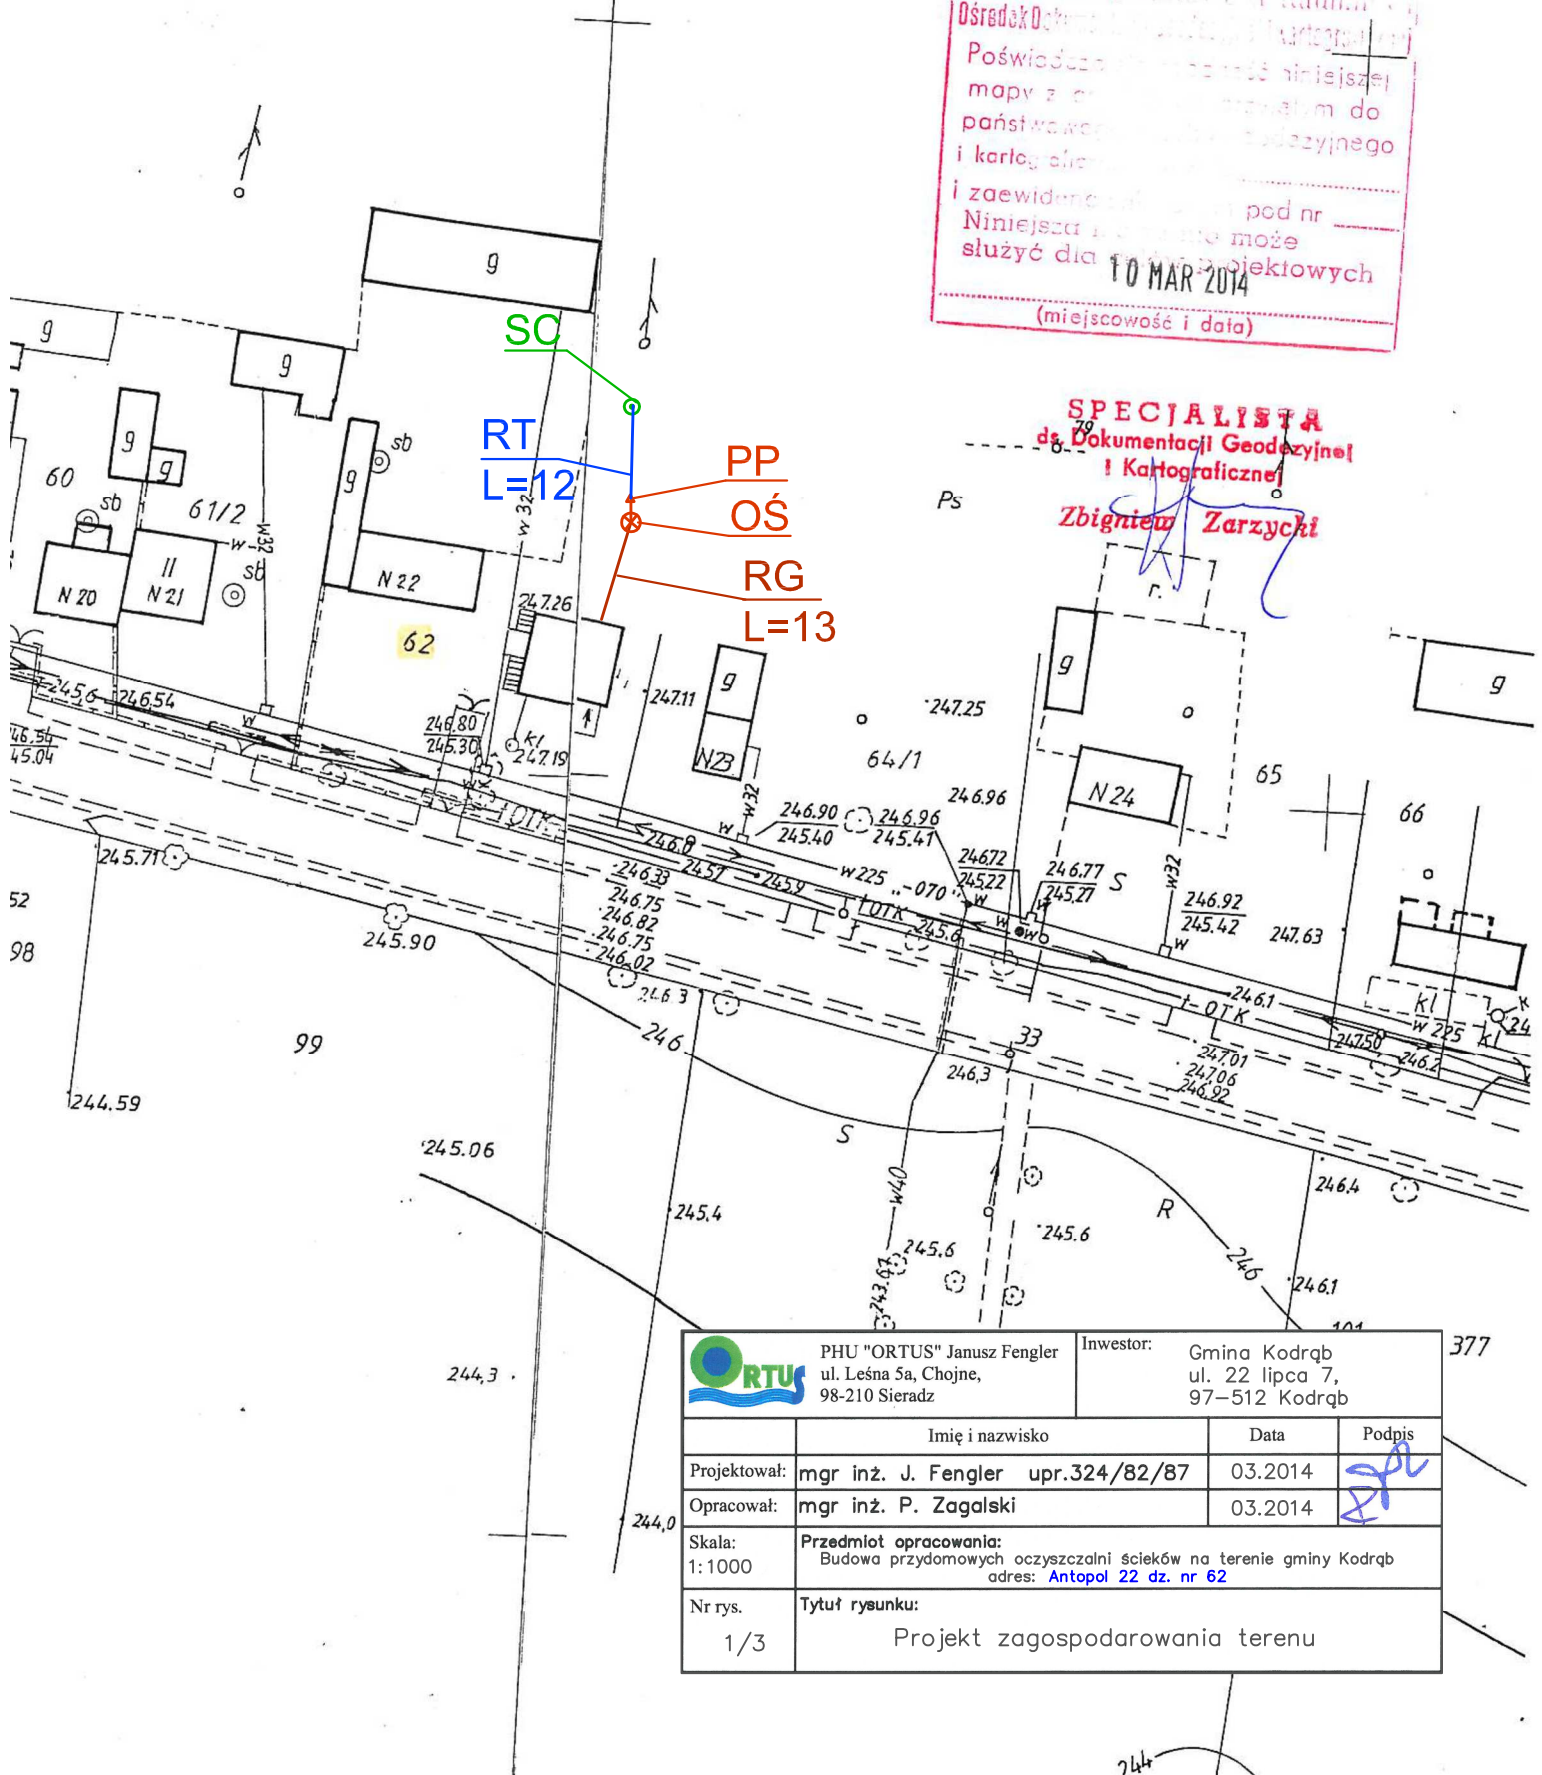

 PHU "ORTUS" Janusz Fengler ul. Leśna 5a, Chojne, 98-210 Sieradz		Inwestor: Gmina Kodrąb ul. 22 lipca 7, 97-512 Kodrąb	
Imię i nazwisko		Data	Podpis
Projektował: mgr inż. J. Fengler upr.324/82/87		03.2014	
Opracował: mgr inż. P. Zagalski		03.2014	
Skala: 1:1000	Przedmiot opracowania: Budowa przydomowych oczyszczalni ścieków na terenie gminy Kodrąb adres: Antopol 22 dz. nr 62		
Nr rys. 1/3	Tytuł rysunku: Projekt zagospodarowania terenu		

377