


SYTUACYJNO — WYSOKOŚCIOWA

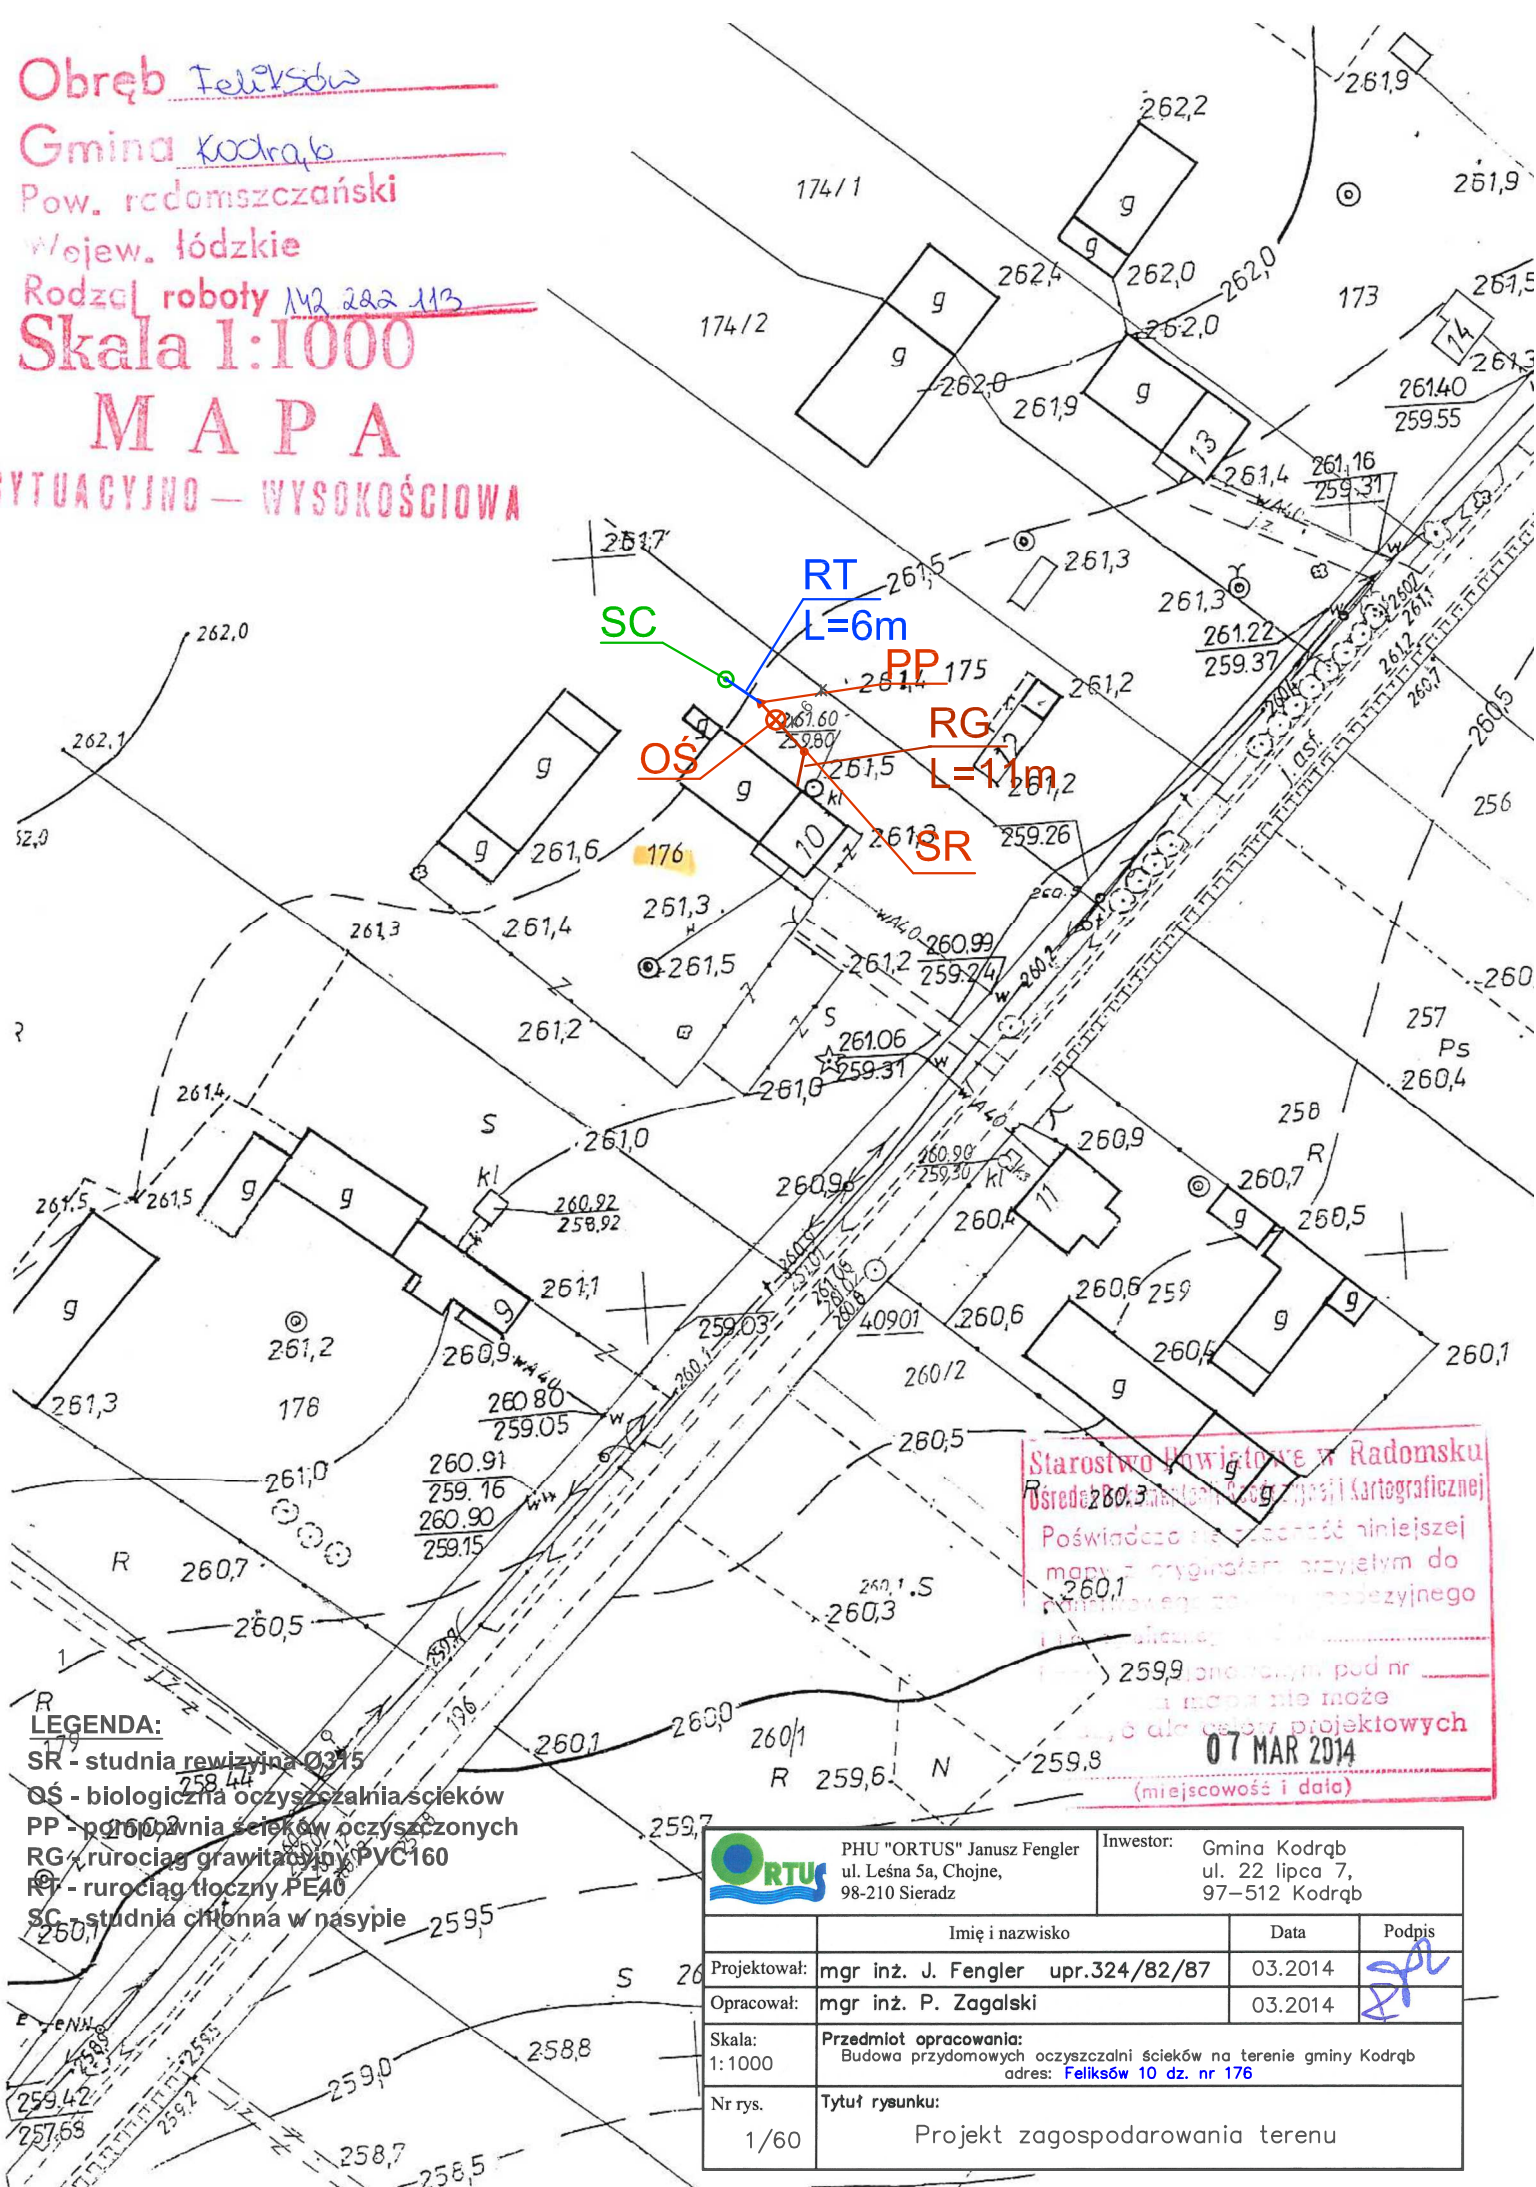

(miejscowość i data)

SR - studnia rewizyjna Ø315 258.44
QS - biologiczna oczyszczalnia ścieków
PP - podziemna ścieków oczyszczonych
RG - rurociąg grawitacyjny PVC160 850.17
RF - rurociąg tłoczny PE40 11.36
SC - studnia ciepłota w nasypie 2595

	PHU "ORTUS" Janusz Fengler ul. Leśna 5a, Chojne, 98-210 Sieradz		Inwestor: Gmina Kodrąb ul. 22 lipca 7, 97-512 Kodrąb	
	Imię i nazwisko		Data	Podpis
Projektował:	mgr inż. J. Fengler upr.324/82/87		03.2014	
Opracował:	mgr inż. P. Zagalski		03.2014	
Skala: 1:1000	Przedmiot opracowania: Budowa przydomowych oczyszczalni ścieków na terenie gminy Kodrąb adres: Feliksów 10 dz. nr 176			
Nr rys. 1/60	Tytuł rysunku: Projekt zagospodarowania terenu			