


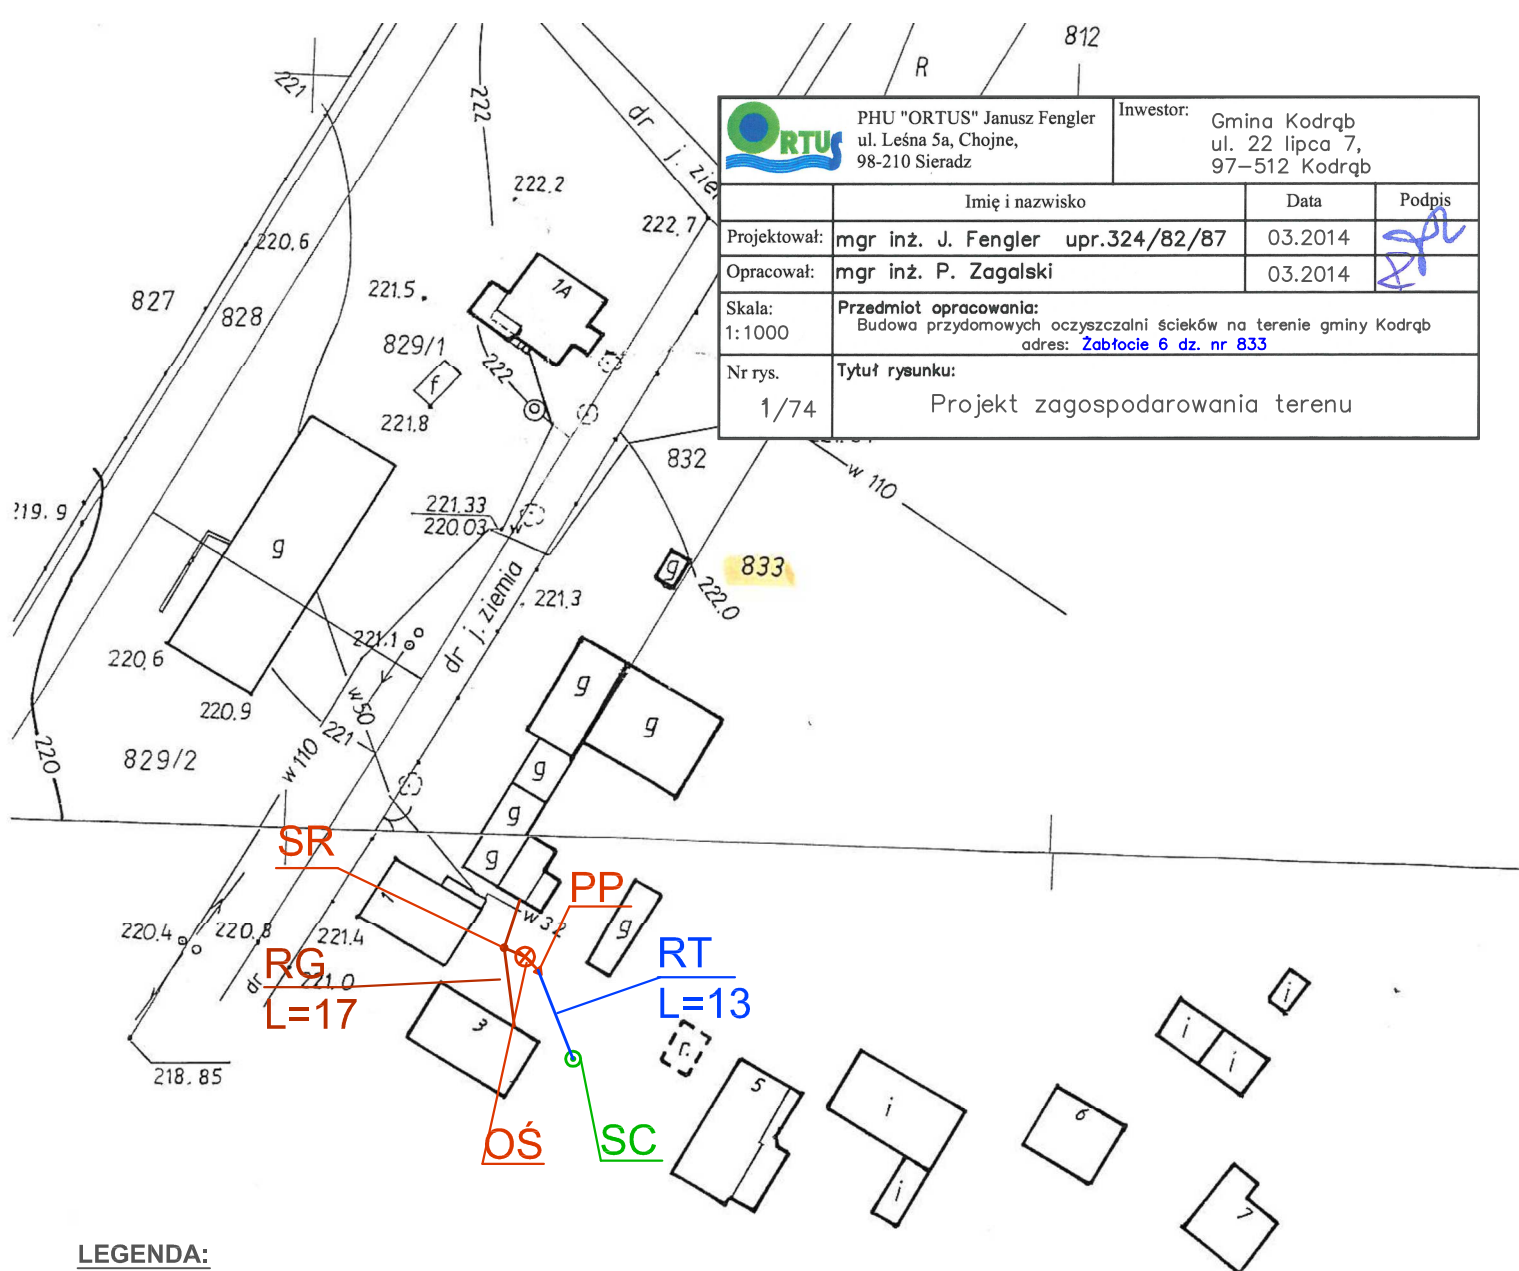

 PHU "ORTUS" Janusz Fengler ul. Leśna 5a, Chojne, 98-210 Sieradz		Inwestor: Gmina Kodrąb ul. 22 lipca 7, 97-512 Kodrąb	
	Imię i nazwisko	Data	Podpis
Projektował:	mgr inż. J. Fengler upr.324/82/87	03.2014	
Opracował:	mgr inż. P. Zagalski	03.2014	
Skala: 1:1000	Przedmiot opracowania: Budowa przydomowych oczyszczalni ścieków na terenie gminy Kodrąb adres: Zabłocie 6 dz. nr 833		
Nr rys. 1/74	Tytuł rysunku: Projekt zagospodarowania terenu		

LEGENDA:

- SR - studnia rewizyjna Ø315
- OŚ - biologiczna oczyszczalnia ścieków
- PP - pompownia ścieków oczyszczonych
- RG - rurociąg grawitacyjny PVC160
- RT - rurociąg tłoczny PE40
- SC - studnia chłonna w nasypie

M A P A
 SYTUACYJNO — WYSOKOŚCIOWA

Skala 1:1000

Obręb Gostawice

Gmina Kodrąb

pow. radomszczański

pow. łódzkie

Prace roboty 132.443.181/183

Starostwo Powiatowe w Radomsku
 Ośrodek Dokumentacji Geodezji i Kartograficznej
 Poświadczam, że treść niniejszej
 mapy jest zgodna z przytaczanymi do
 podawanych danych geodezyjnych
 i terenowych. Wzrost.....
 Kopia mapy została wydana pod nr
 i mapy nie może
 być użyta dla celów projektowych
10 MAR 2014
 (miejscowość i data)

SPECJALISTA
 ds. Dokumentacji Geodezyjnej
 i Kartograficznej

Zbigniew Zarzycki