

Obreńb Żećin - Żeleń

Gmina Kodrąg

Pow. redomnozczański

Wojew. łódzkie

Rodzaj roboty


M A P A

SYTUACyjNO - WYSOKOŚCIOWA

Skala 1:1000

Starostwo Powiatowe w Radomsku
Biuro Geodezji i Kartografii
Pocztowca 209
20-000 Radom
tel. 26 25 10 00
e-mail: biuro@starostwo.radom.pl
07 MAK 2014
(miejscowość i data)

SPECIALISTA
ds. Dokumentacji Geodezji i Kartograficznej

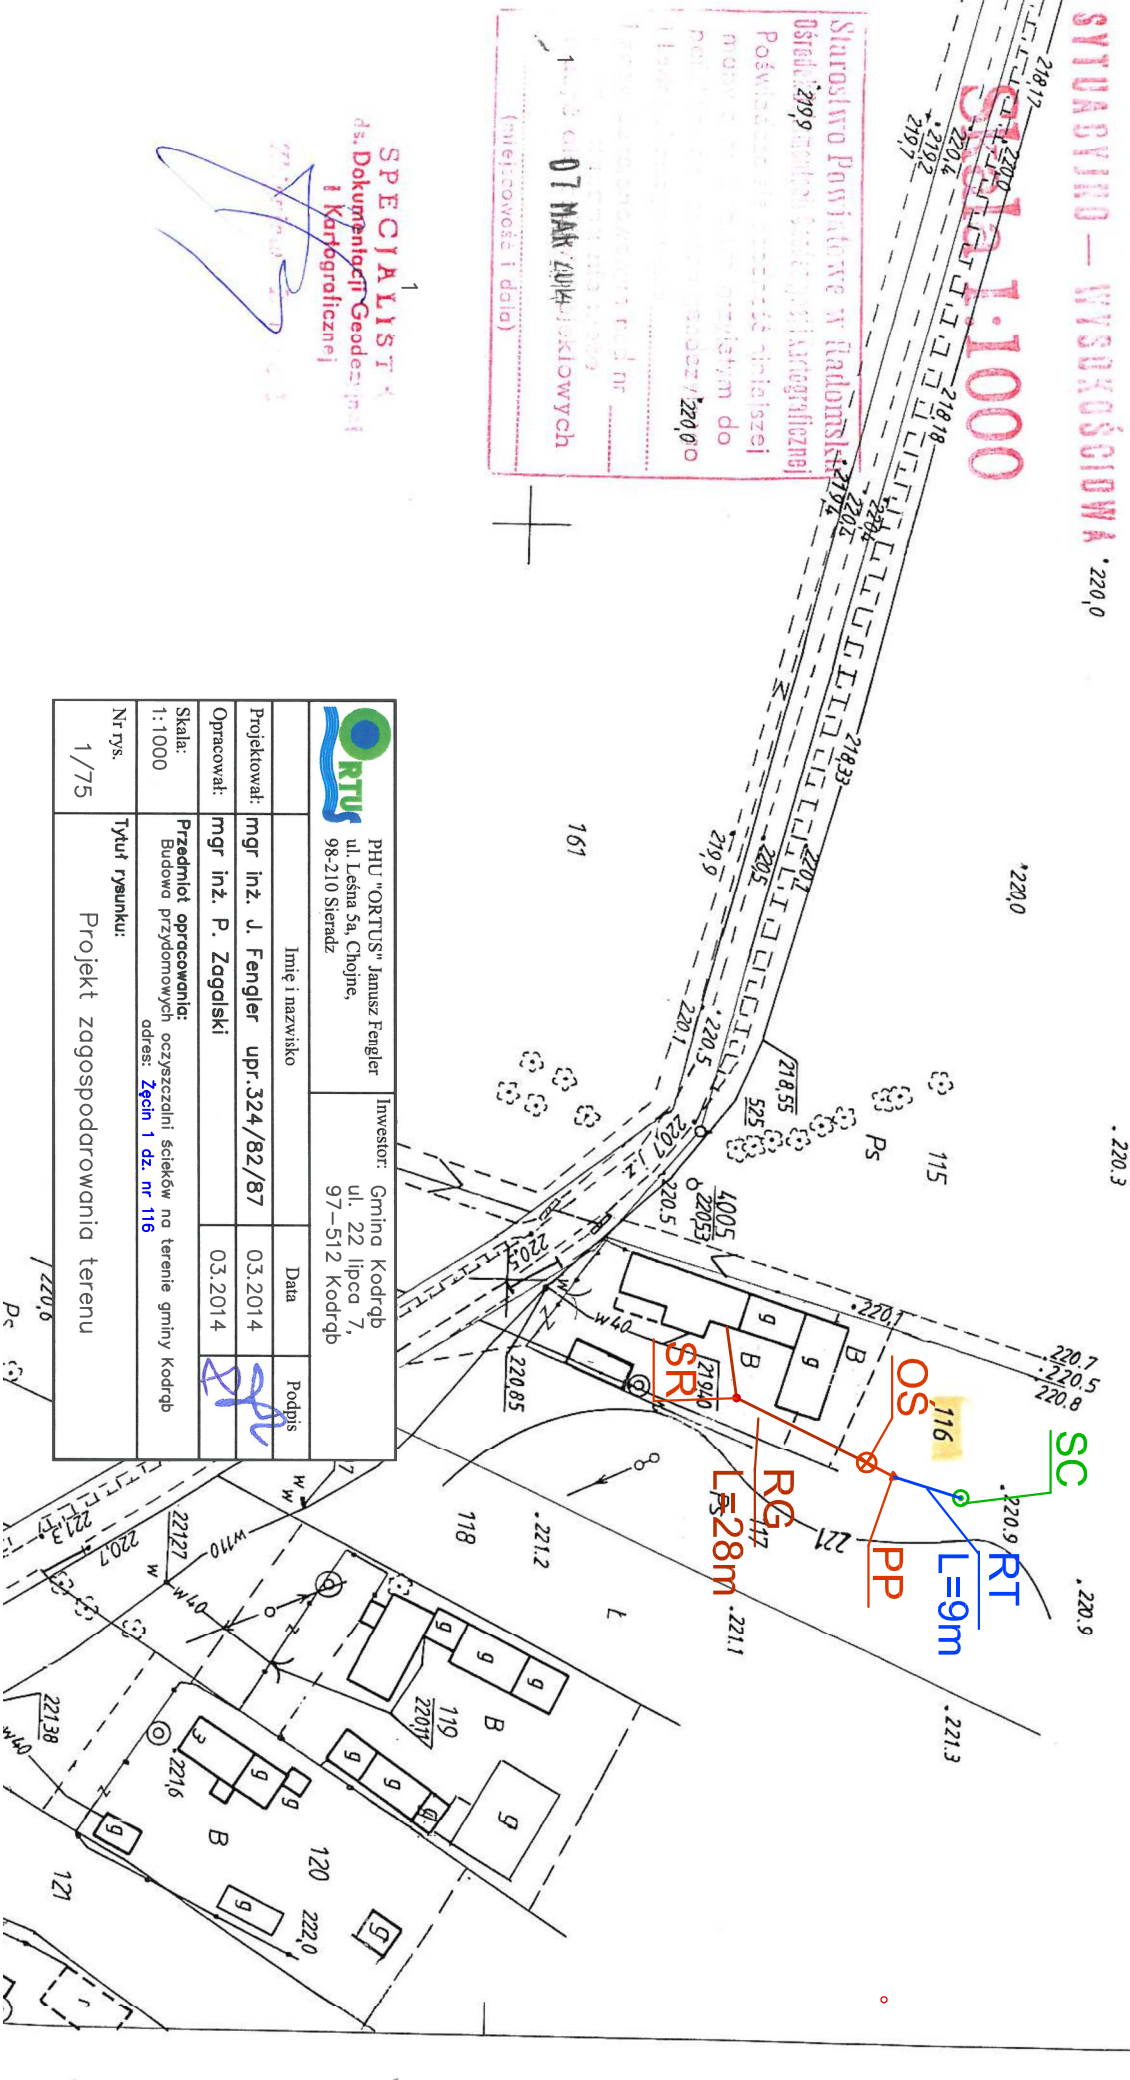

LEGENDA:
SR - studnia rewizyjna Ø 315
OS - biologiczna oczyszczalnia ścieków
PP - pompownia ścieków oczyszczonych
RG - rurociąg grawitacyjny PVC160
RT - rurociąg tłoczny PE40
SC - studnia chłonna w nasypie

 PHU "ORTUS" Janusz Fengler ul. Leśna 5a, Chojne, 98-210 Sieradz		Inwestor: Gmina Kodrąg ul. 22 lipca 7, 97-512 Kodrąg	
Projektował:	mgr inż. J. Fengler upr. 324/82/87	Data	Podpis
Opracował:	mgr inż. P. Zagalski	03.2014	
Skala:	Przedmiot opracowania: Budowa przydomowych oczyszczalni ścieków na terenie gminy Kodrąg adres: Żećin 1 dz. nr 116		
Nr rys.	1/75	Tytuł rysunku: Projekt zagospodarowania terenu	