


Rodzaj roboty 142.221.024

Starostwo Powiatowe w Kaniolima
 Urząd Komunikacji i Geograficznej
 Poświadczam, że przedmiotowa mapa
 państwa jest zgodna z projektem
 i kartograficznym.
 i zaewidencjonowana nr
 1238.6 może
 służyć dla celów projektowych.
 10 MAR 2014
 (miejscowość i data)

SC - studnia chłonna w nasypie

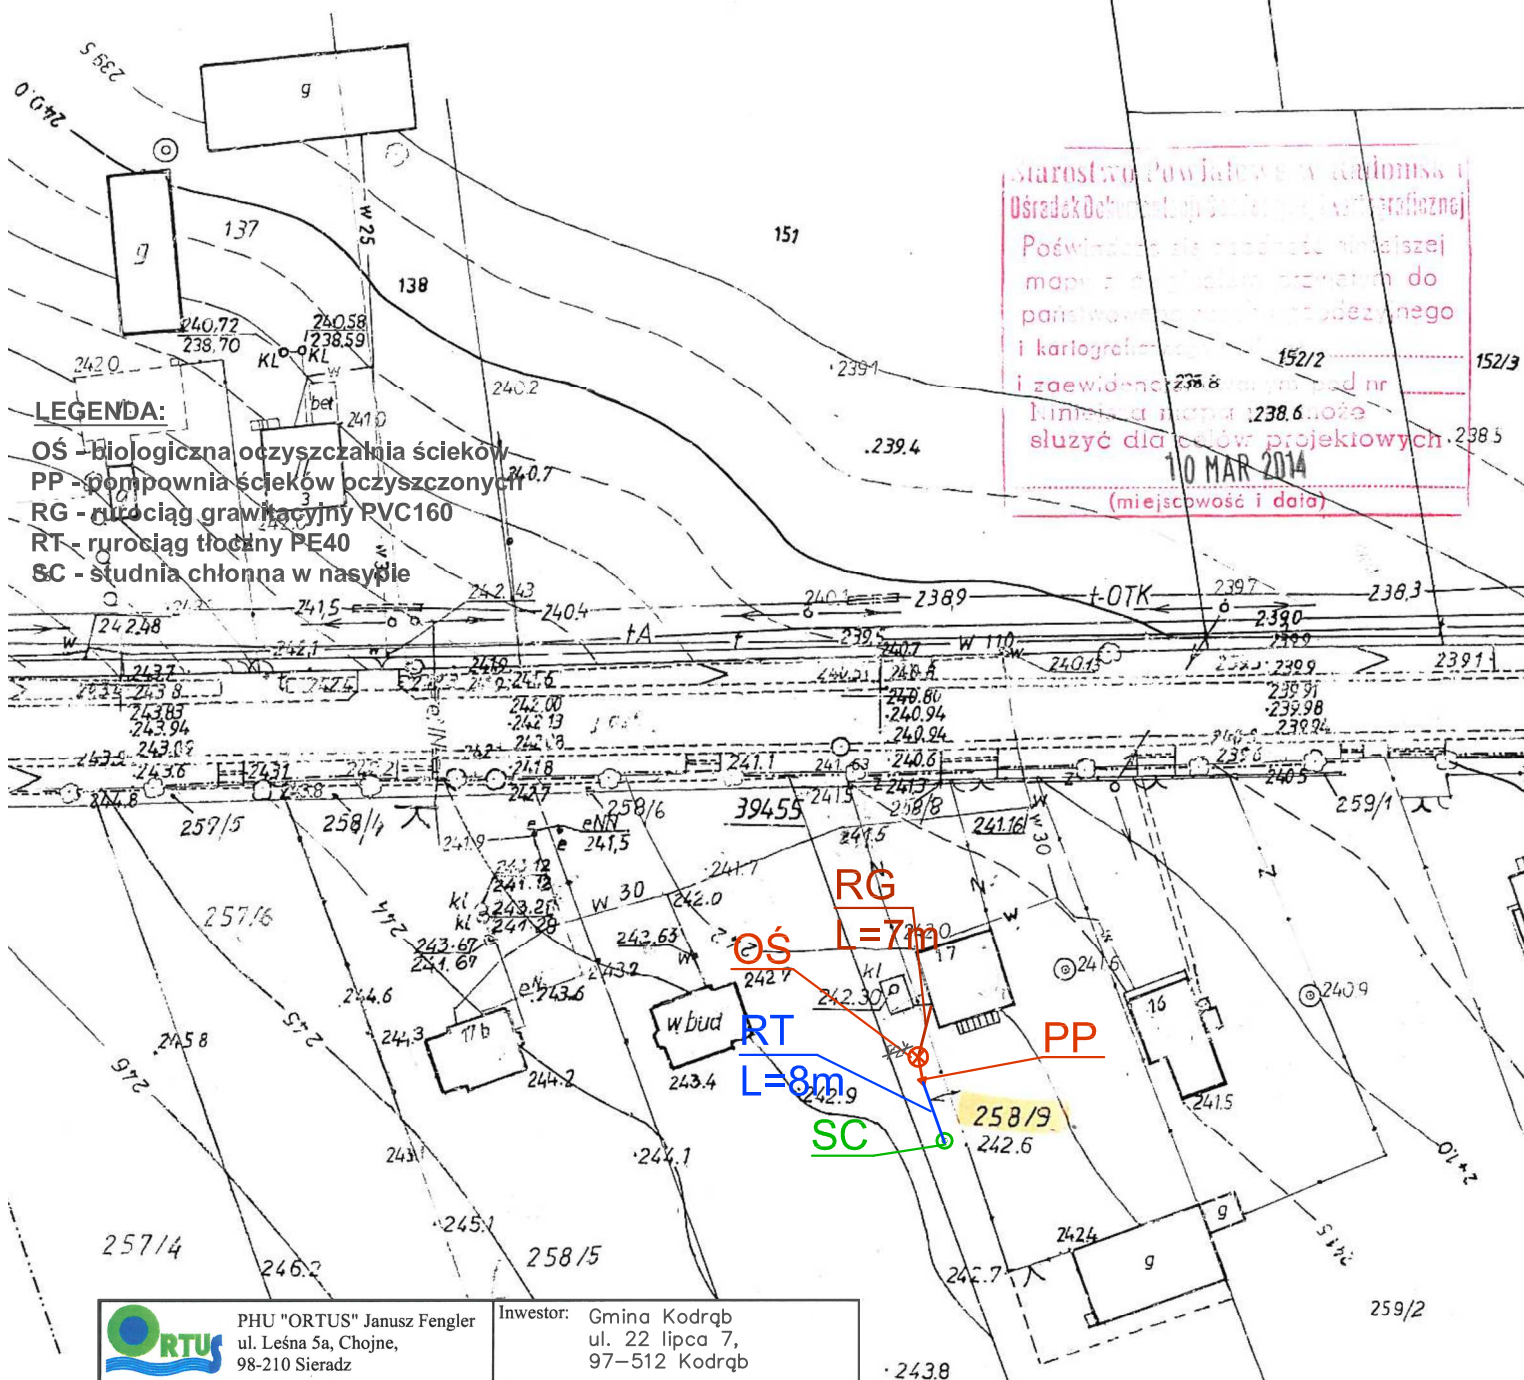

	PHU "ORTUS" Janusz Fngler ul. Leśna 5a, Chojne, 98-210 Sieradz		Inwestor: Gmina Kodrąb ul. 22 lipca 7, 97-512 Kodrąb	
	Imię i nazwisko		Data	Podpis
Projektował:	mgr inż. J. Fngler upr.324/82/87		03.2014	
Opracował:	mgr inż. P. Zagalski		03.2014	
Skala: 1:1000	Przedmiot opracowania: Budowa przydomowych oczyszczalni ścieków na terenie gminy Kodrąb adres: Zakrzew 17 dz. nr 258/9			
Nr rys. 1/81	Tytuł rysunku: Projekt zagospodarowania terenu			

SPECYALISTA
ds. Dokumentacji Geodezyjnej
i Kartograficznej
Zbigniew Zarzycki