


	PHU "ORTUS" Janusz Fengler ul. Leśna 5a, Chojne, 98-210 Steradz	Inwestor: Gmina Kodręb ul. 22 lipca 7, 97-512 Kodręb	Data 03.2014	Podpis
Projektował: mgr inż. J. Fengler upr. 324/82/87	Opracował: mgr inż. P. Zagalski	Data 03.2014	Podpis	
Skala: 1:1000	Przedmiot opracowania: Budowa przydomowych oczyszczalni ścieków na terenie gminy Kodręb adres: Rzeżewice 112 dz. nr 499			
Nr rys.: 1/95	Tytuł rysunku: Projekt zagospodarowania terenu			

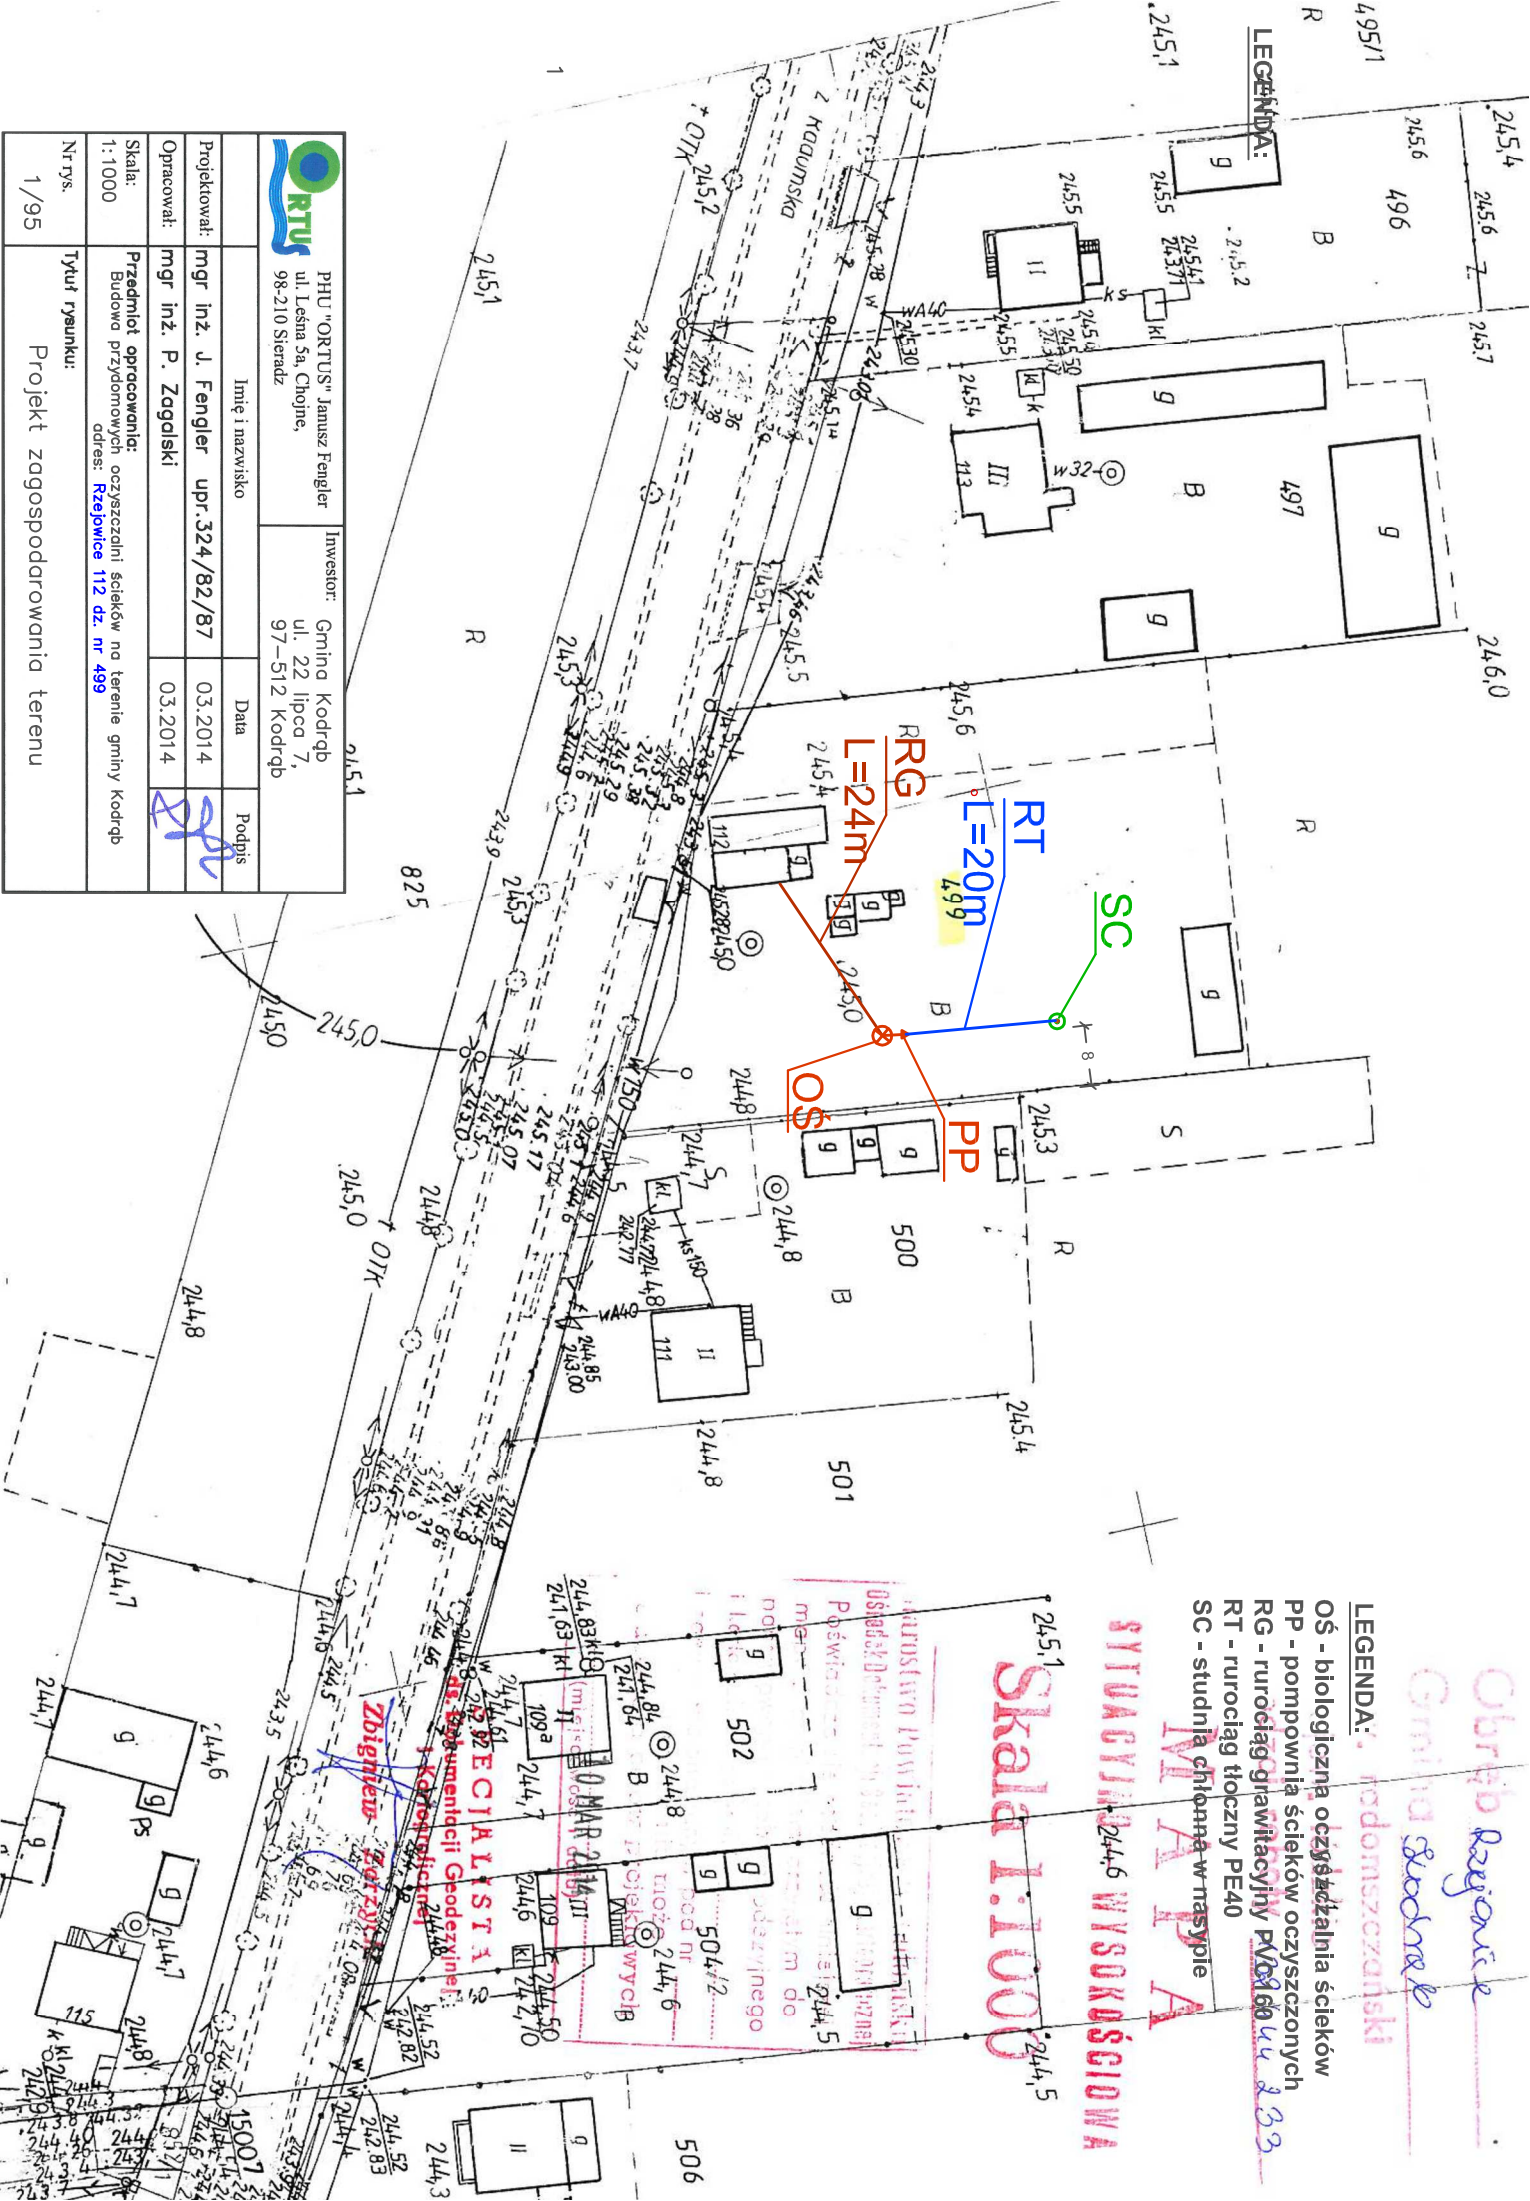

Skala 1:1000

SYTUACJA WYSOKOŚCIOWA

LEGENDA:

- OŚ - biologiczna oczyszczalnia ścieków
- PP - pompownia ścieków oczyszczonych
- RG - rurociąg grawitacyjny PE40
- RT - rurociąg tłoczny PE40
- SC - studnia chłonna w trasie