

Obwód Gembartowski
Gmina Gembartów
pow. radomszczański


Skala 1:1000

Nowej. Łódzkie

Rodzaj roboty 139 444.222

MAPA

WYKACZYNO - WYSOKOŚCIOWA

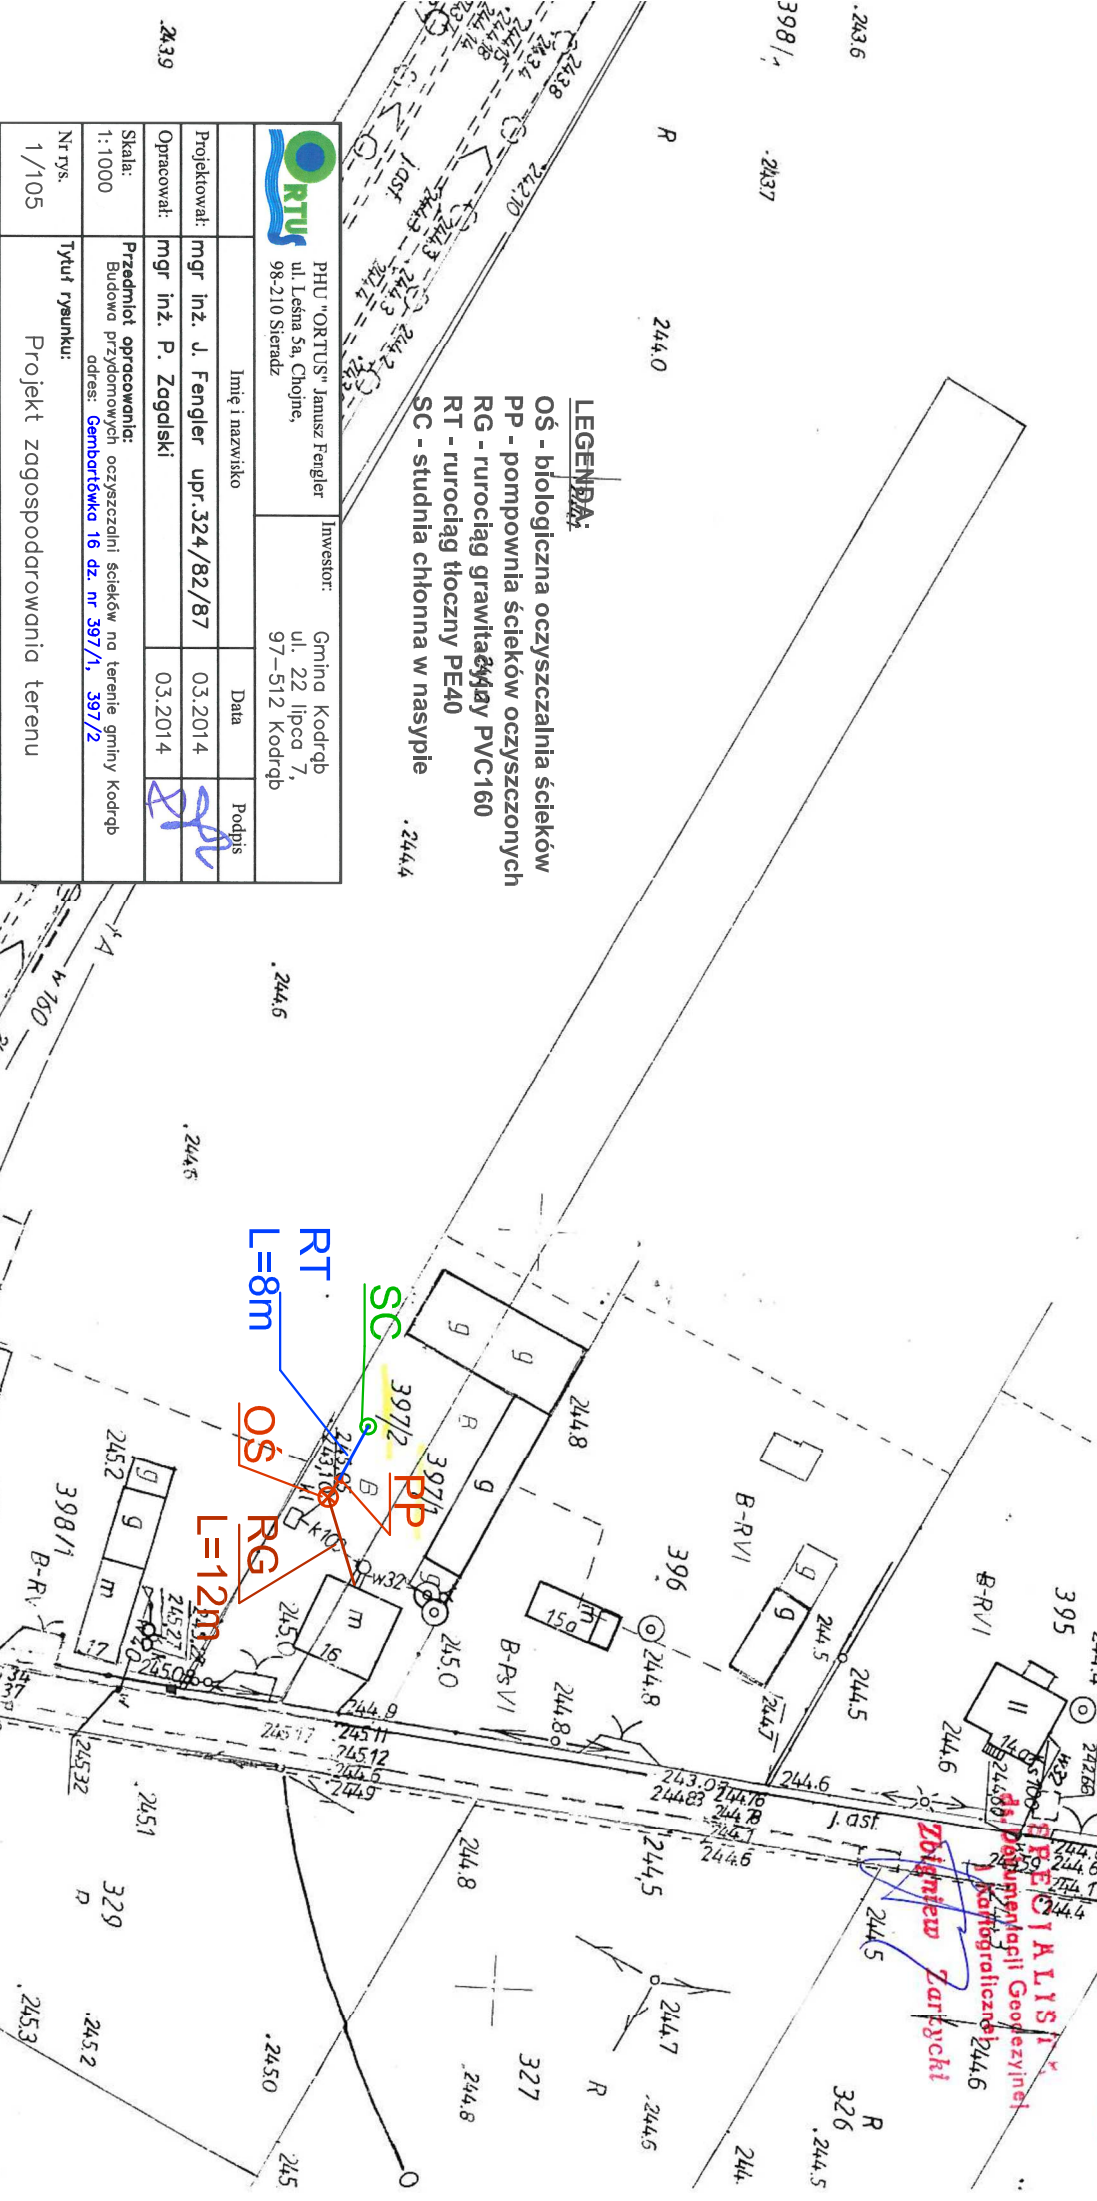

LEGENDA:
OŚ - biologiczna oczyszczalnia ścieków
PP - pompownia ścieków oczyszczonych
RG - rurociąg grawitacyjny PVC160
RT - rurociąg tłoczny PE40
SC - studnia chłonna w nasypie

	PHU "ORTUS" Janusz Fengler ul. Leśna 5a, Chojne, 98-210 Steradz	Investor: Gmina Kodrąb ul. 22 lipca 7, 97-512 Kodrąb	
Projektował:	mgr inż. J. Fengler upr. 324/82/87	03.2014	Podpis
Opracował:	mgr inż. P. Zagalski	03.2014	
Skala:	Przedmiot opracowania: Budowa przydomowych oczyszczalni ścieków na terenie gminy Kodrąb adres: Gembartówka 16 dz. nr 397/1, 397/2		
Nr rys.	Tytuł rysunku: Projekt zagospodarowania terenu		
1/105			