

M A P A

SYTUACYJNO — WYSOKOŚCIOWA

Obręb Smotwysów

Gmina Kodrąb

w. radomszczański

ojew. łódzkie

Rodzaj roboty _____

Skala 1:1000

LEGENDA:

OŚ - biologiczna oczyszczalnia ścieków
 PP - pompownia ścieków oczyszczonych
 RG - rurociąg grawitacyjny PVC160
 RT - rurociąg tłoczny PE40
 SC - studnia chłonna w nasypie


Starostwo Powiatowe w Radomsku
 Ośrodek Dokumentacji Geodezyjnej i Kartograficznej

Poświadczam się zgodność niniejszej
 mapy z orzeczeniem wydawanym do
 państwowego zasobu geodezyjnego
 i kartograficznego w dniu _____

i zaewidencjonowanym pod nr _____
 Niniejsza mapa nie może
 służyć dla celów projektowych

(miejscowość i data)

SPECJALISTA
 dr. Dokumentacji Geodezyjnej
 i Kartograficznej
Zbigniew Zarzycki

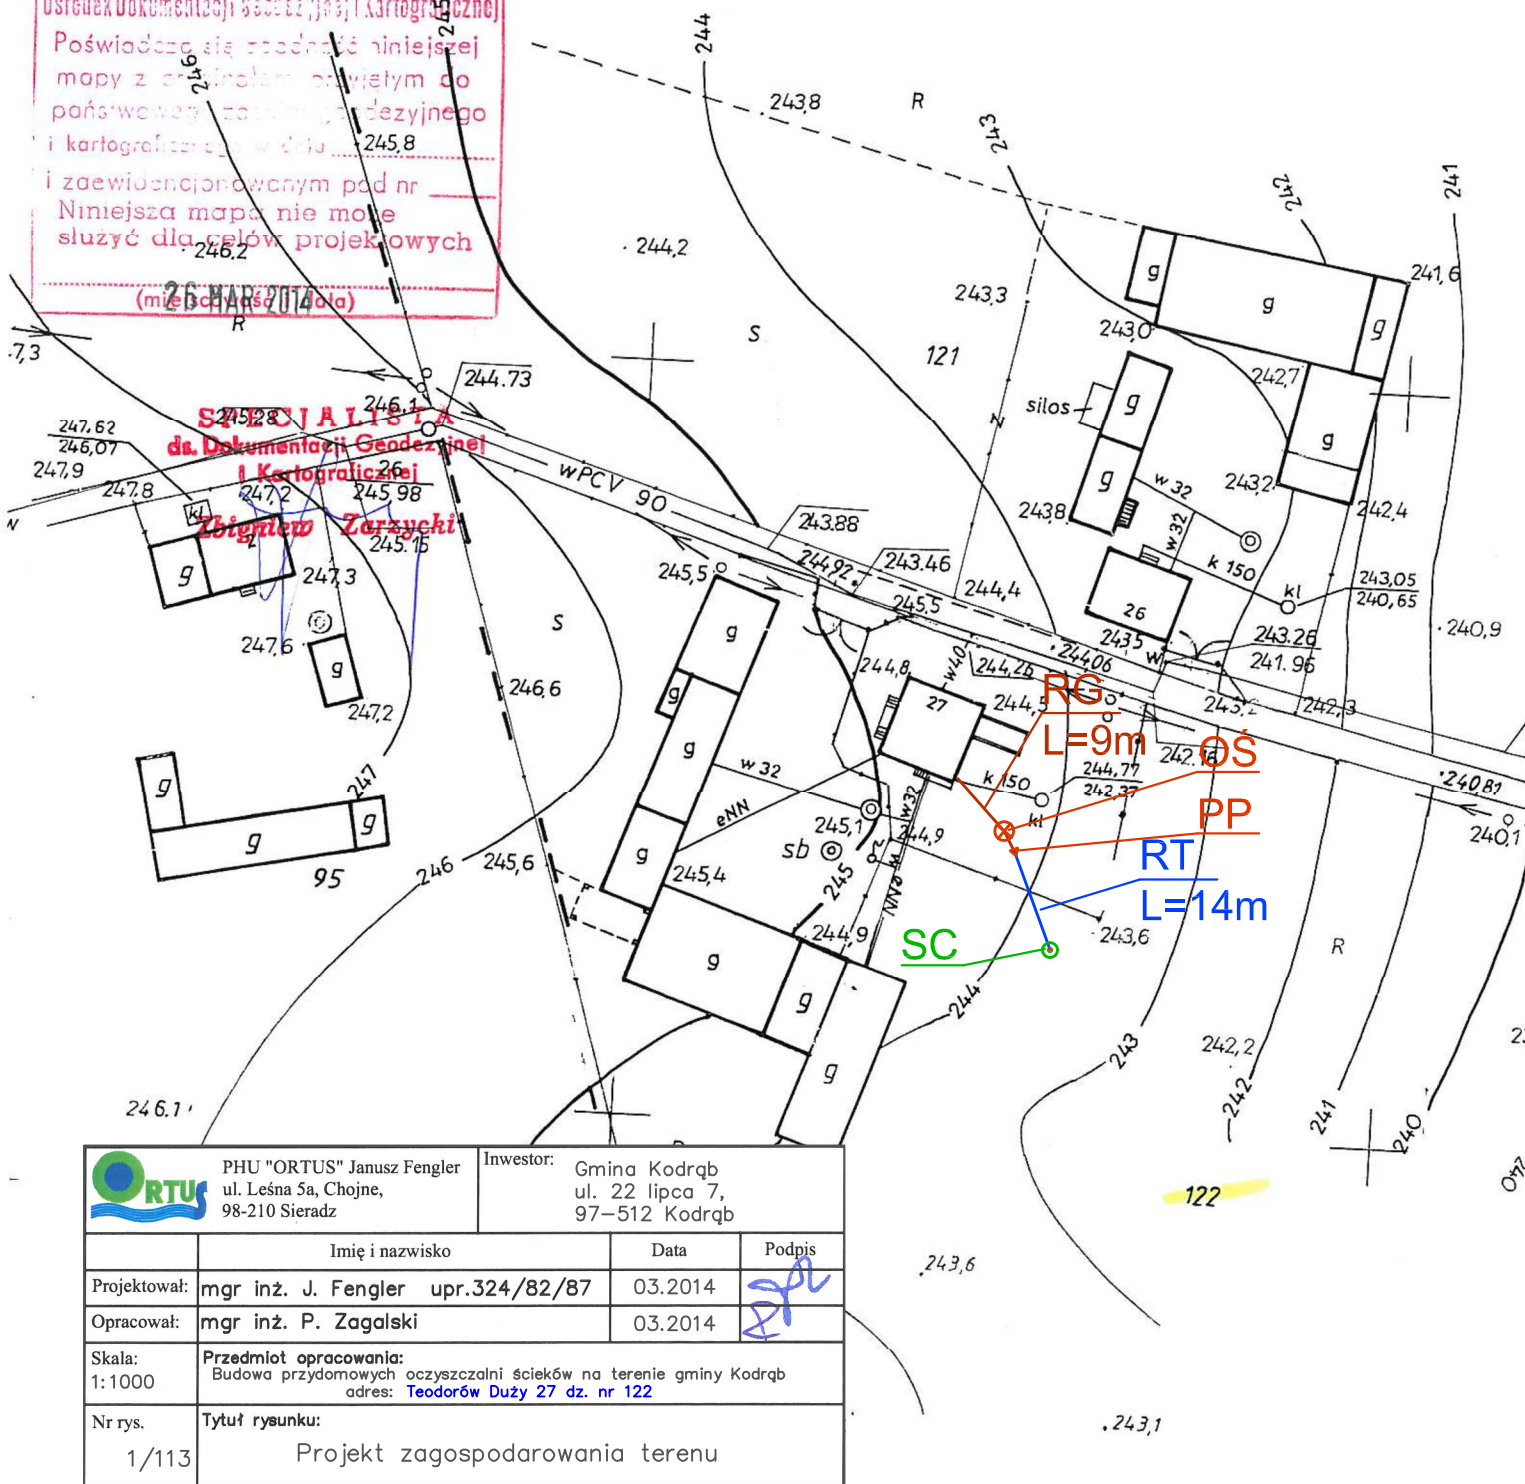

PHU "ORTUS" Janusz Fengler
 ul. Leśna 5a, Chojne,
 98-210 Sieradz

Inwestor: Gmina Kodrąb
 ul. 22 lipca 7,
 97-512 Kodrąb

	Imię i nazwisko	Data	Podpis
Projektował:	mgr inż. J. Fengler upr.324/82/87	03.2014	
Opracował:	mgr inż. P. Zagalski	03.2014	
Skala: 1:1000	Przedmiot opracowania: Budowa przydomowych oczyszczalni ścieków na terenie gminy Kodrąb adres: Teodorów Duży 27 dz. nr 122		
Nr rys. 1/113	Tytuł rysunku: Projekt zagospodarowania terenu		