


MAPA SYTUACYJNO – WYSOKOŚCIOWA Skala 1:1000

Obszar Kol. Rzejowice
Gmina Kodrąb
 Pow. radomszczański
 Wojew. łódzkie
 Rodzaj roboty

Starostwo Powiatowe w Radomsku
 Ośrodek Dokumentacji Geodezyjnej i Kartograficznej
 Poświadczam słusność niniejszej mapy z przeliczonymi przylatym do państwowego centralnego geodezyjnego i kartograficznego punktu datą
 i zaewidencjonowanym pod nr
 Niniejsza mapa nie może służyć dla celów
26 MAR 2014
 (miejscowość i data)

SPECJALISTA
 dz. Dokumentacji Geodezyjnej i Kartograficznej
Zbigniew Zarzycki

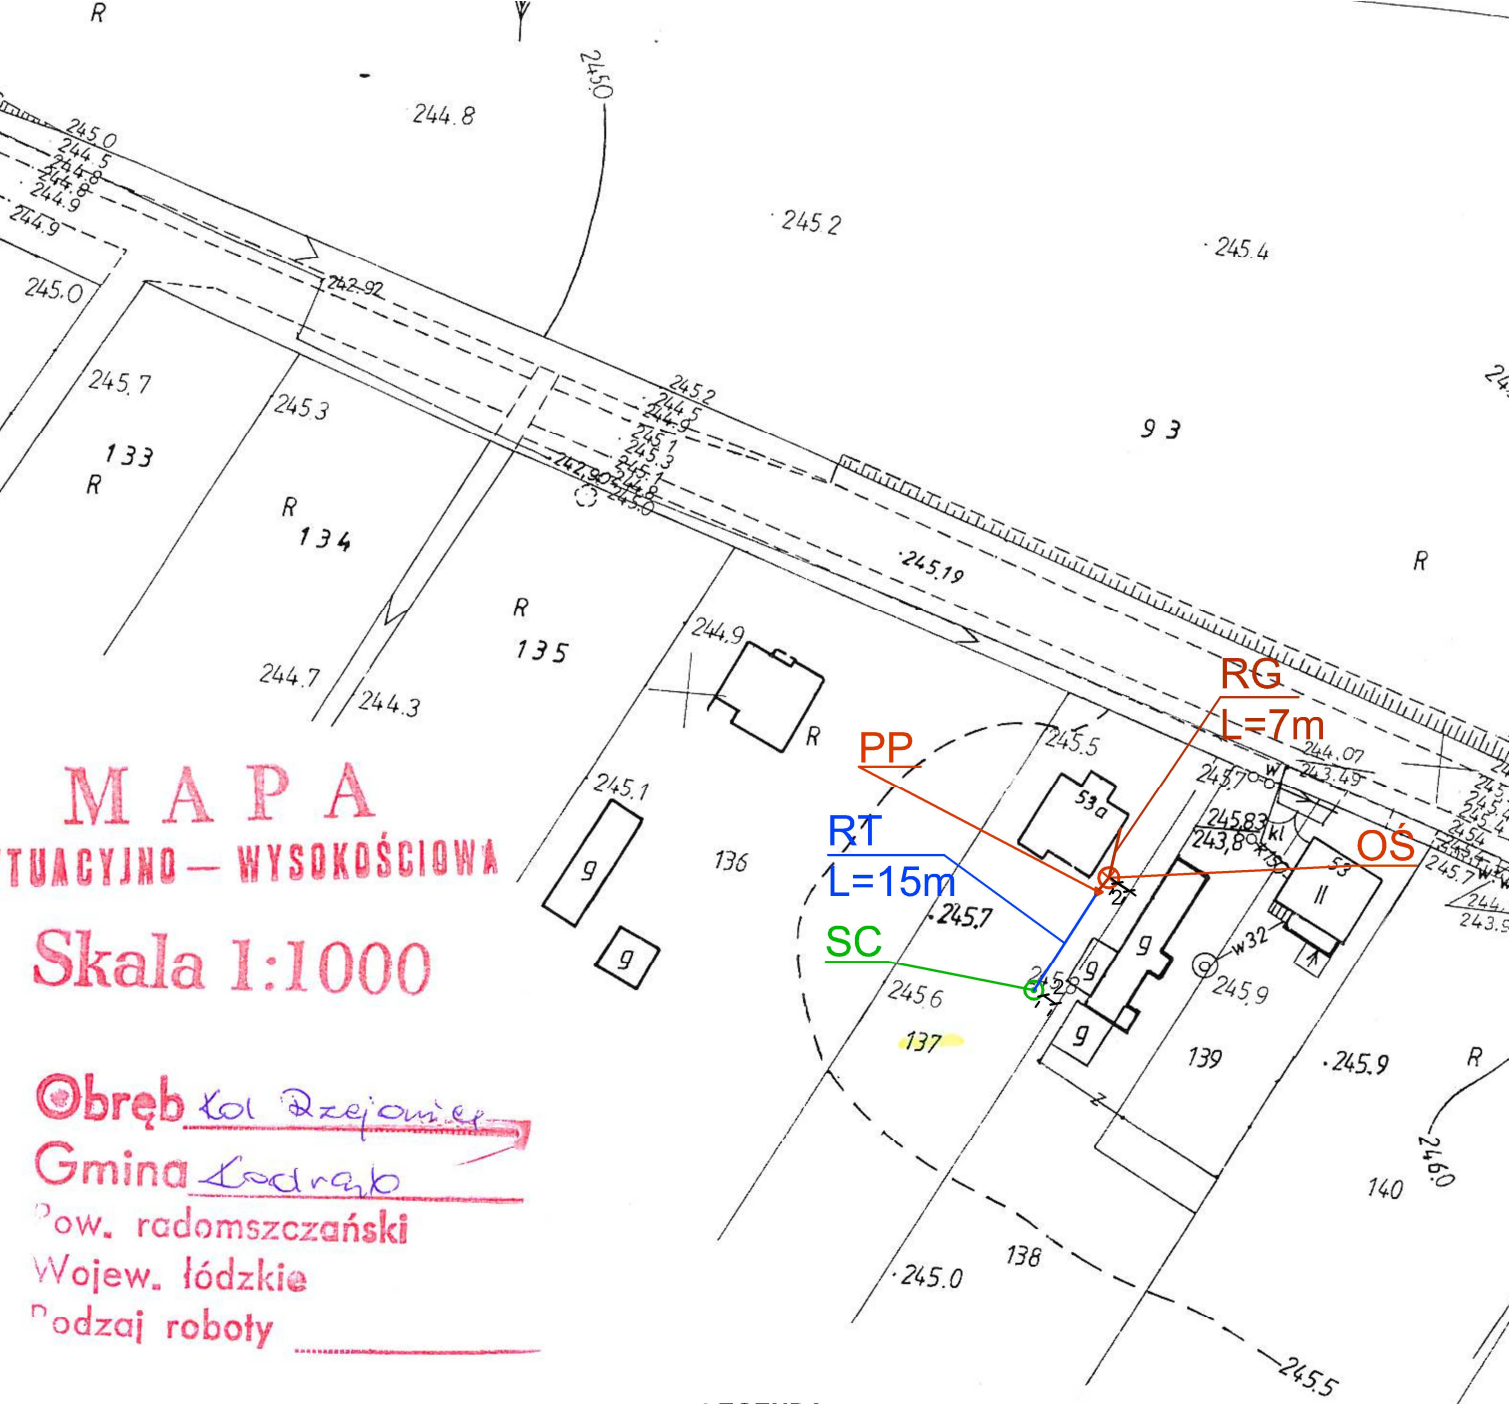

LEGENDA:

- SR - studnia rewizyjna PVC Ø315
- OŚ - biologiczna oczyszczalnia ścieków
- PP - pompownia ścieków oczyszczonych
- RG - rurociąg grawitacyjny PVC160
- RT - rurociąg tłoczny PE40
- SC - studnia chłonna w nasypie

 PHU "ORTUS" Janusz Fengler ul. Leśna 5a, Chojne, 98-210 Sieradz		Inwestor: Gmina Kodrąb ul. 22-lipca 7, 97-512 Kodrąb	
	Imię i nazwisko	Data	Podpis
Projektował:	mgr inż. J. Fengler upr.324/82/87	03.2014	
Opracował:	mgr inż. P. Zagalski	03.2014	
Skala: 1:1000	Przedmiot opracowania: Budowa przydomowych oczyszczalni ścieków na terenie gminy Kodrąb adres: Kolonia Rzejowice 53A, dz. nr 137/1		
Nr rys. 1/117	Tytuł rysunku: Projekt zagospodarowania terenu		