

Skala 1:1000 MAPA

TUACYJNO — WYSOKOŚCIOWA


Dobrzeb Kodrab

Gmina Wola Malowana

W. radomszczański

W. łódzkie

roboty

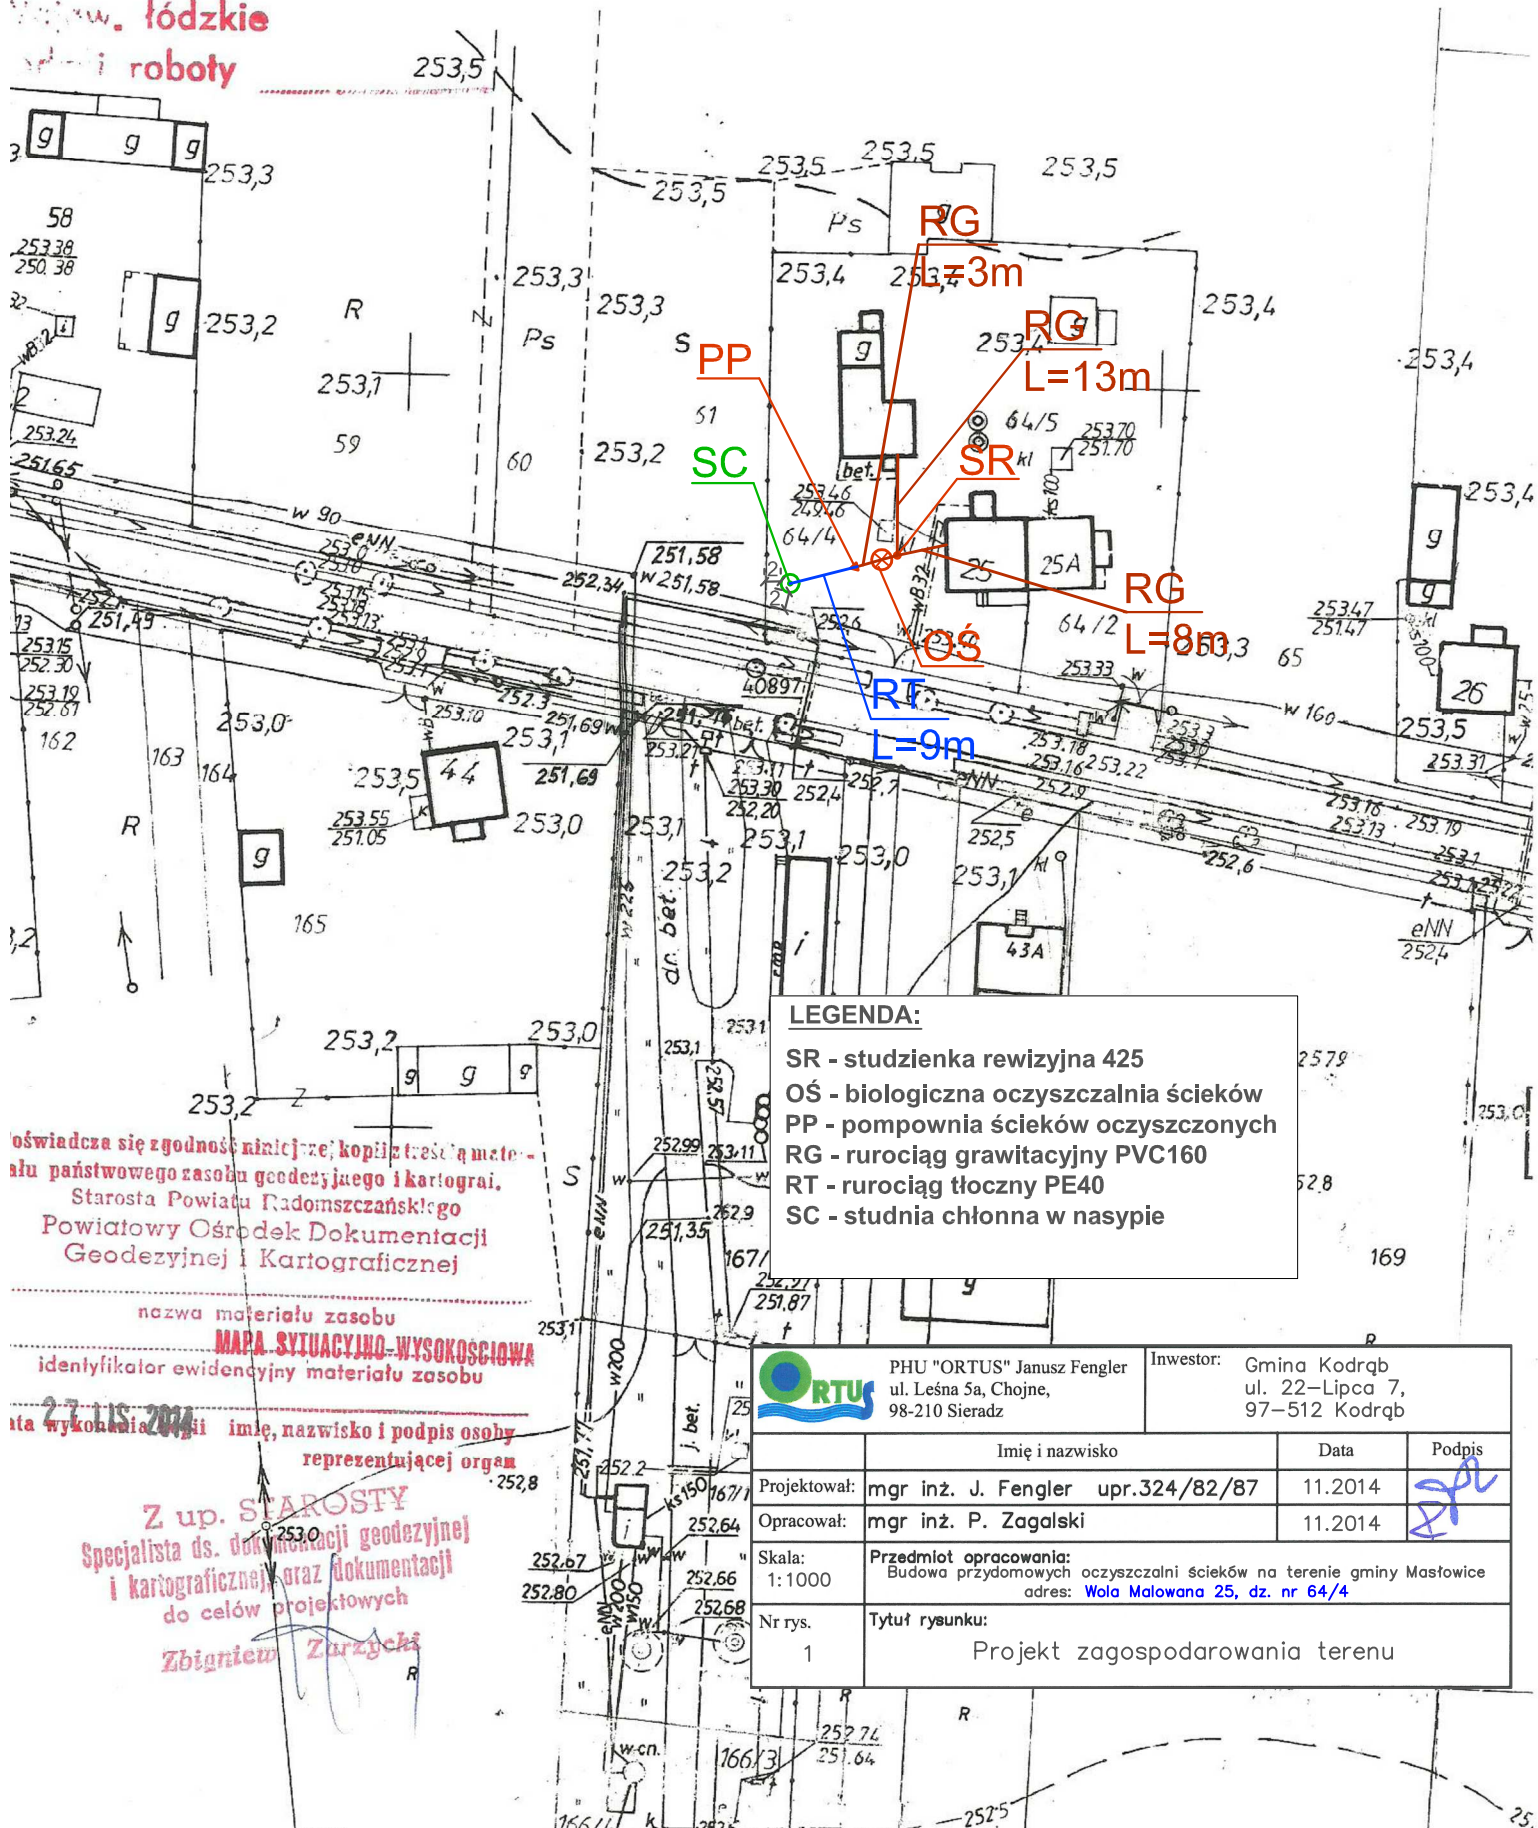

LEGENDA:

- SR - studzienka rewizyjna 425
- OS - biologiczna oczyszczalnia ścieków
- PP - pompownia ścieków oczyszczonych
- RG - rurociąg grawitacyjny PVC160
- RT - rurociąg tłoczny PE40
- SC - studnia chłonna w nasypie

oświadczam się zgodność niniejszej kopii z treścią materiału państwowego zasobu geodezyjnego i kartograficznego.
Starosta Powiatu Radomszczańskiego
Powiatowy Ośrodek Dokumentacji
Geodezyjnej i Kartograficznej

nazwa materiału zasobu

MAPA SYTUACYJNO-WYSOKOŚCIOWA

identyfikator ewidencyjny materiału zasobu

27.11.2014 imię, nazwisko i podpis osoby reprezentującej organ

Z up. STAROSTY
Specjalista ds. dokumentacji geodezyjnej i kartograficznej, oraz dokumentacji do celów projektowych
Zbigniew Zarzycki



PHU "ORTUS" Janusz Fengler
ul. Leśna 5a, Chojne,
98-210 Sieradz

Inwestor: Gmina Kodrąb
ul. 22-Lipca 7,
97-512 Kodrąb

	Imię i nazwisko	Data	Podpis
Projektował:	mgr inż. J. Fengler upr.324/82/87	11.2014	
Opracował:	mgr inż. P. Zagalski	11.2014	
Skala: 1:1000	Przedmiot opracowania: Budowa przydomowych oczyszczalni ścieków na terenie gminy Mastowice adres: Wola Malowana 25, dz. nr 64/4		
Nr rys. 1	Tytuł rysunku: Projekt zagospodarowania terenu		