


LEGENDA:

-  gniazdo 230V 16A 2P+Z p/t IP44 wysokość montażu h=1.2m
-  gniazdo 230V 16A 2P+Z p/t podwójne IP20 wysokość montażu h=0.3m
-  gniazdo 230V 16A 2P+Z p/t IP44 wysokość montażu h=0.5m
-  gniazdo 230V 16A 2P+Z p/t podwójne IP20 wysokość montażu h=1.2m
-  gniazdo 230V 16A 2P+Z p/t IP20 wysokość montażu h=3.0m
-  przewód YDYżo 3x2,5mm2
-  rozdzielnia główna RG
-  puszka elektryczna Ø 80 p/t IP20

UWAGA! W okolicach komina przewody należy prowadzić w bezpiecznej odległości min 30cm od komina oraz w tym rejonie przewody prowadzić jedynie po suficie.

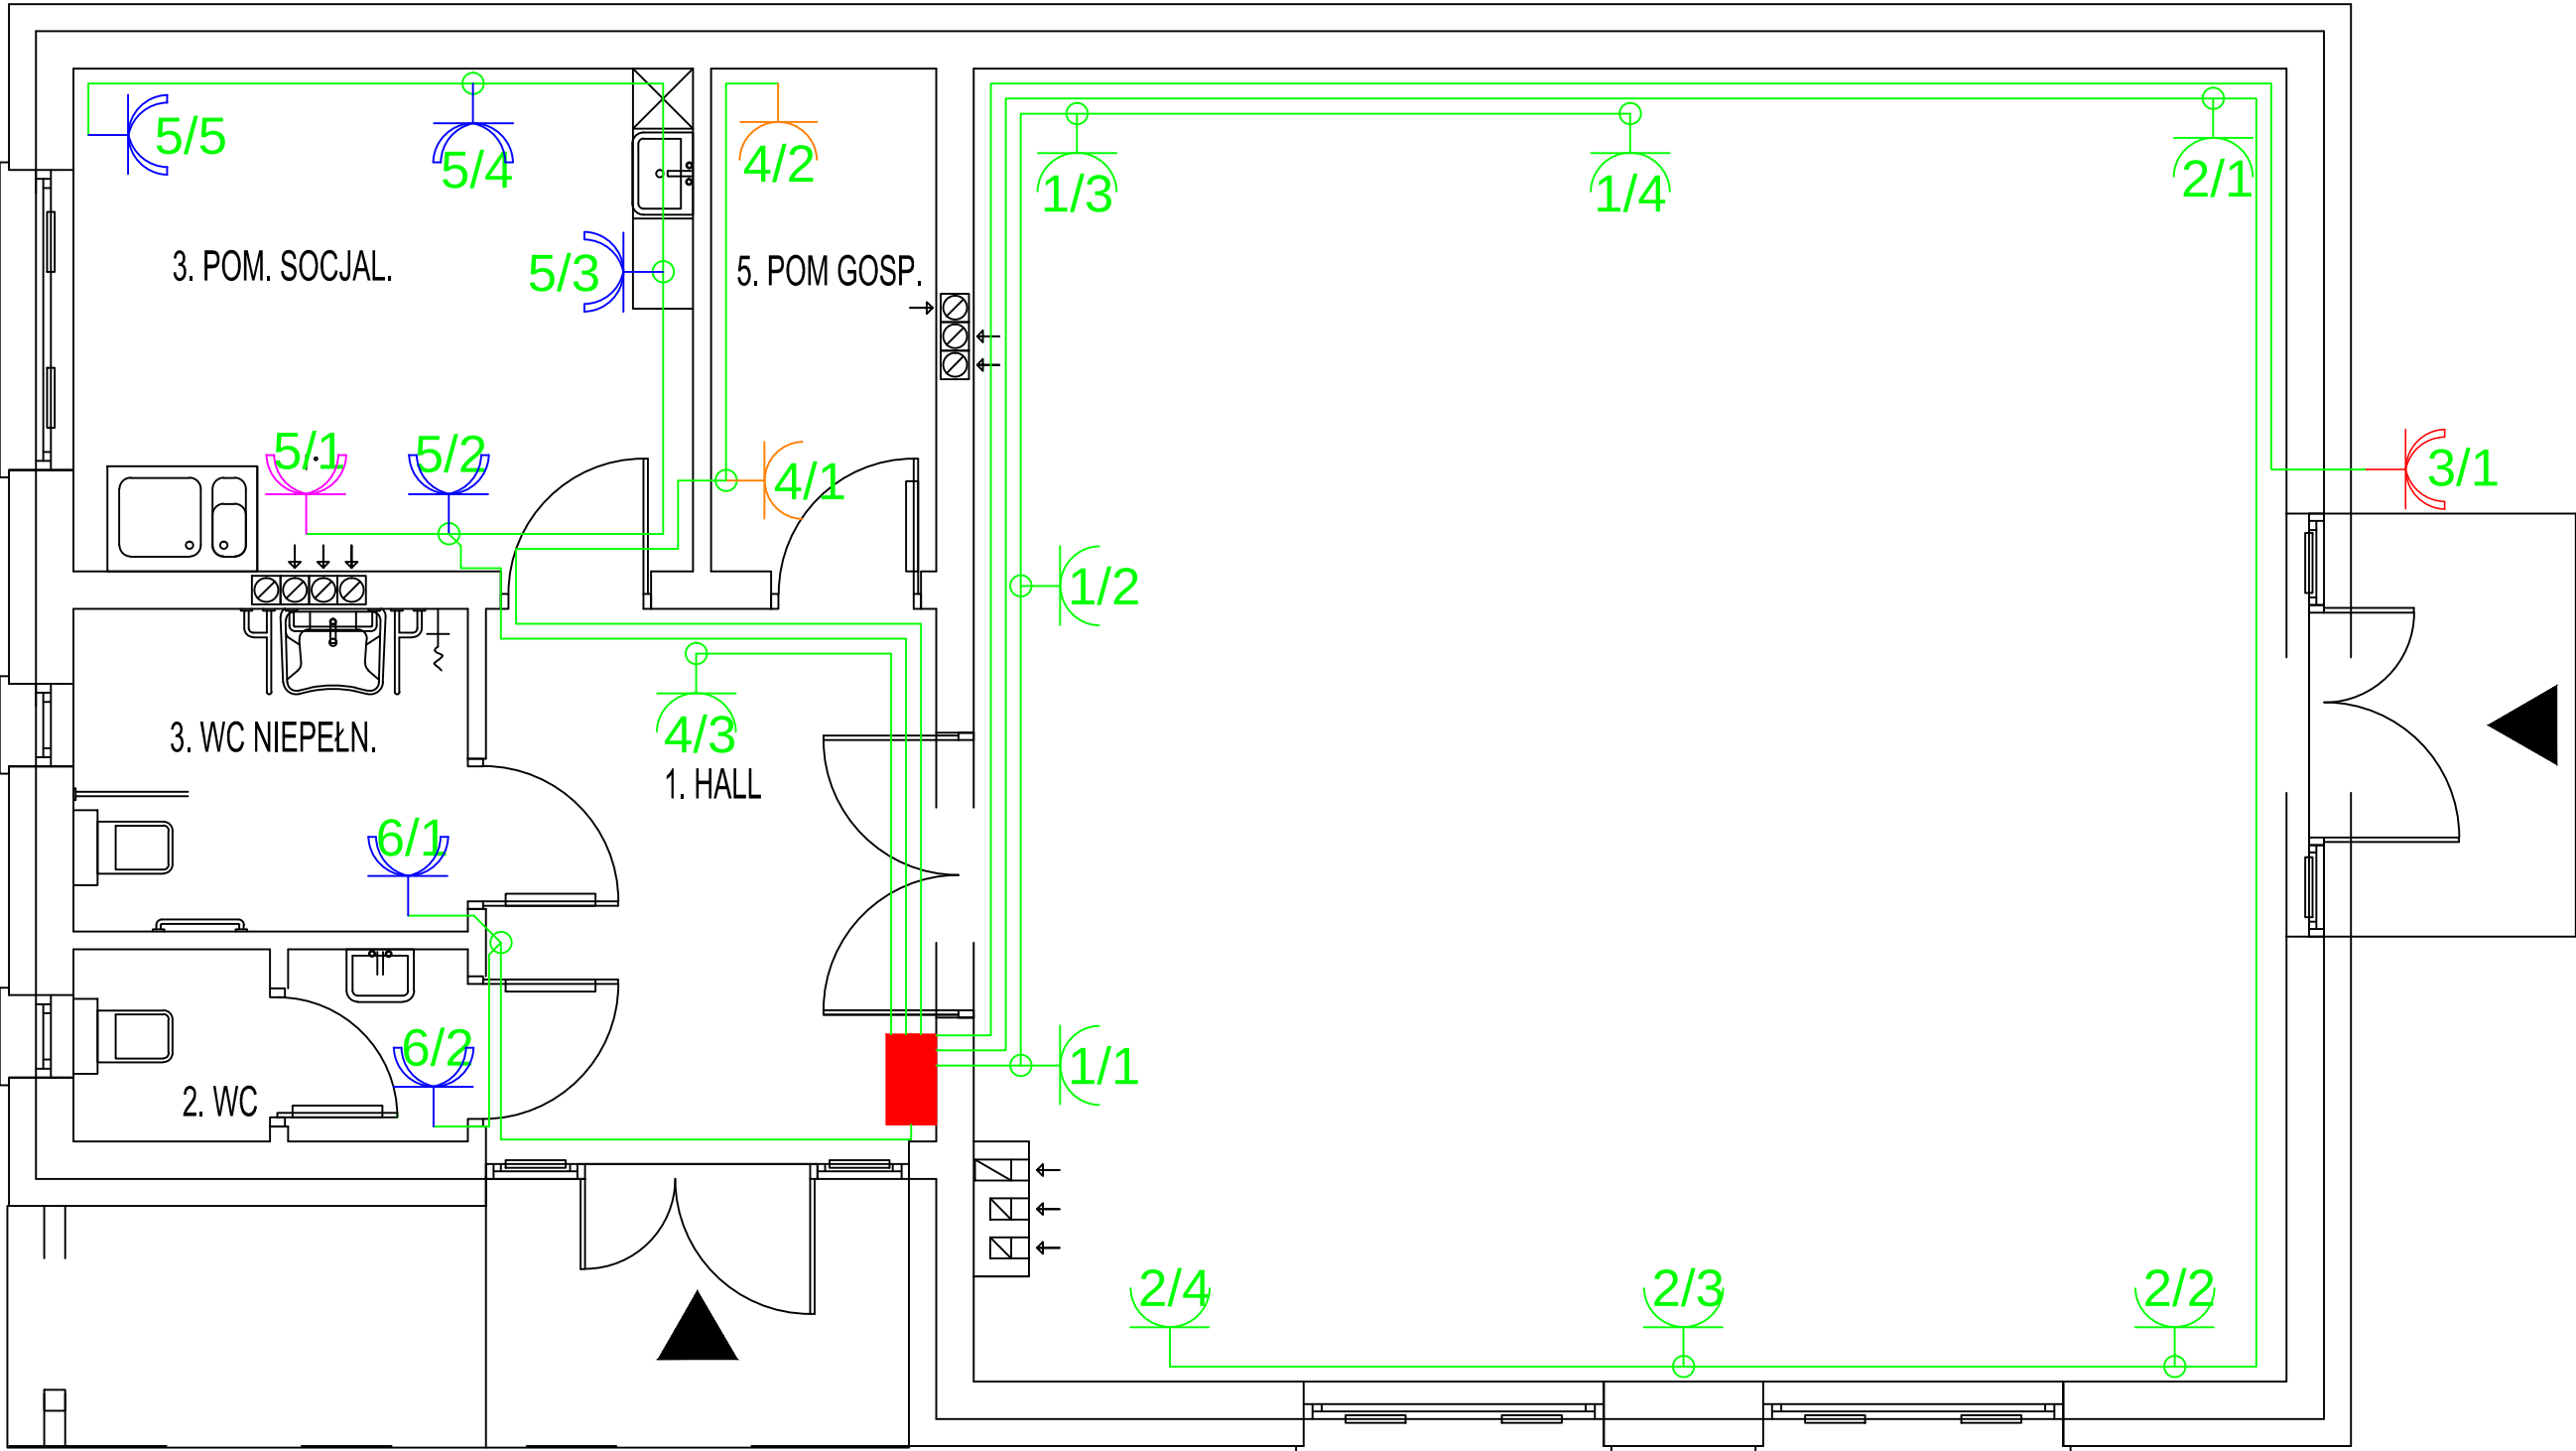

PRACOWNIA PROJEKTOWA "VITARO"				
Temat i adres inwestycji:	Budowa budynku świetlicy wiejskiej w Zakrzewie Wielkim gmina Kodrąb wraz z budową przyłączy wodociągowego, kanalizacyjnego i zbiornikiem bezodpływowym na nieczystości ciekłe. dz. nr ew. 159 obręb 0019 Zakrzew Wielki jedn. ewid. 101207 2 Kodrąb		Data:	1 2016
Adres Inwestora:	Gmina Kodrąb 97-512 Kodrąb, ul. 22 Lipca	Branża / Etap	Skala: 1:50	
Rysunek:	Instalacja elektryczna gniazd wtykowych 230V	Elektryczna/PW	Nr rys. E - PW - 4	
Projektant:	inż. Robert Kucharski	Nr uprawnień: Nr upr. LOD/0622/PWOE/06	Podpis:	
Asystent:	inż. Mateusz Parchyniak		Podpis:	