


LEGENDA:

- przewód YDYżo 5x10mm2
- przewód YDYżo 5x4mm2
- przewód YDYżo 5x2,5mm2
- puszka elektryczna p/t z listwą rozgałęźną 5x2,5mm2
(do podłączenia kuchni indukcyjnej 400V 3~ 7kW/16A
- projektowany elektryczny kocioł wodny CO (montaż nad projektowanym elektrycznym podgrzewaczem CWU
400V 3~ 12kW/20A
(podłączenie bezpośrednio pod urządzenie zgodnie z DTR)
- projektowany elektryczny podgrzewacz CWU
400V 3~ 27kW/40A
(podłączenie bezpośrednio pod urządzenie zgodnie z DTR)

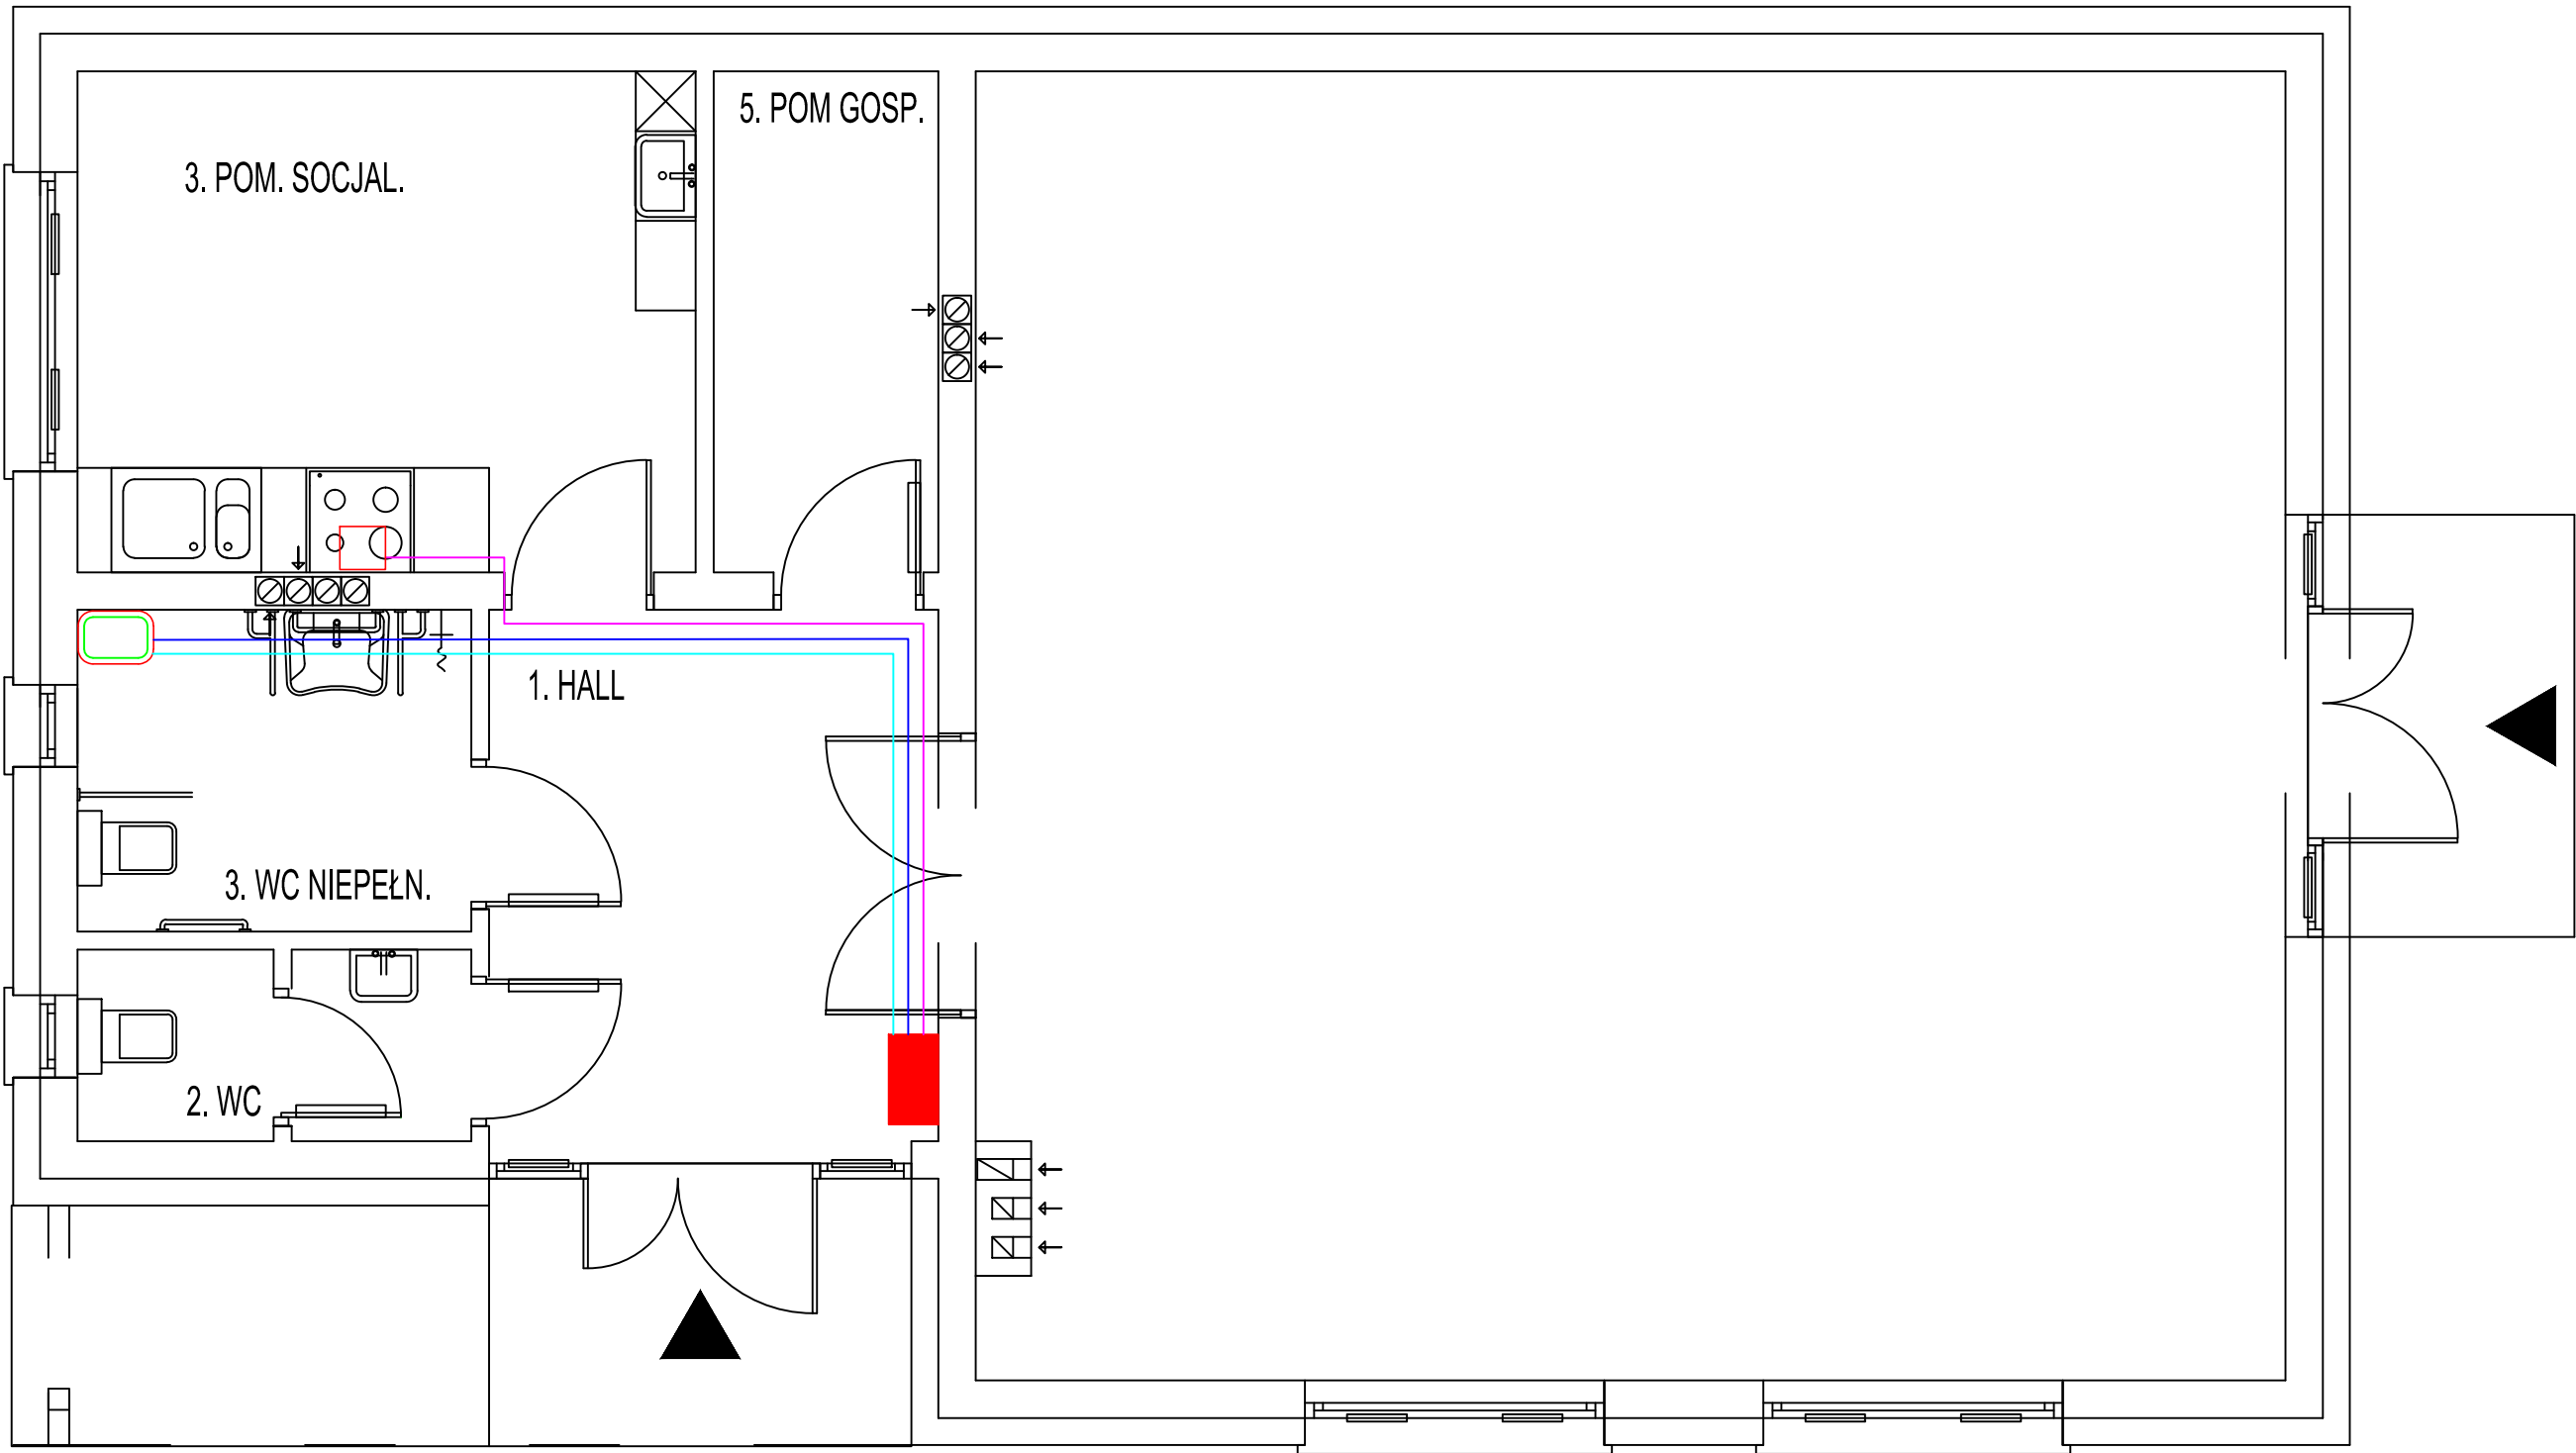

PRACOWNIA PROJEKTOWA "VITARO"				
Temat i adres inwestycji:	Budowa budynku świetlicy wiejskiej w Zakrzewie Wielkim gmina Kodrąb wraz z budową przyłącza wodociągowego, kanalizacyjnego i zbiornikiem bezodpływowym na nieczystości ciekłe. dz. nr ew. 159 obręb 0019 Zakrzew Wielki jedn. ewid. 101207 2 Kodrąb		Data:	1/2016
Adres Inwestora:	Gmina Kodrąb 97-512 Kodrąb, ul. 22 Lipca	Branża / Etap	Skala: 1:50	
Rysunek:	Instalacja elektryczna urządzeń grzewczych 3 fazowych	Elektryczna/PW	Nr rys. E - PW - 5	
Projektant:	inż. Robert Kucharski	Nr uprawnień: LOD/0622/PWOE/06	Podpis:	
Asystent:	inż. Mateusz Parchyniak		Podpis:	