


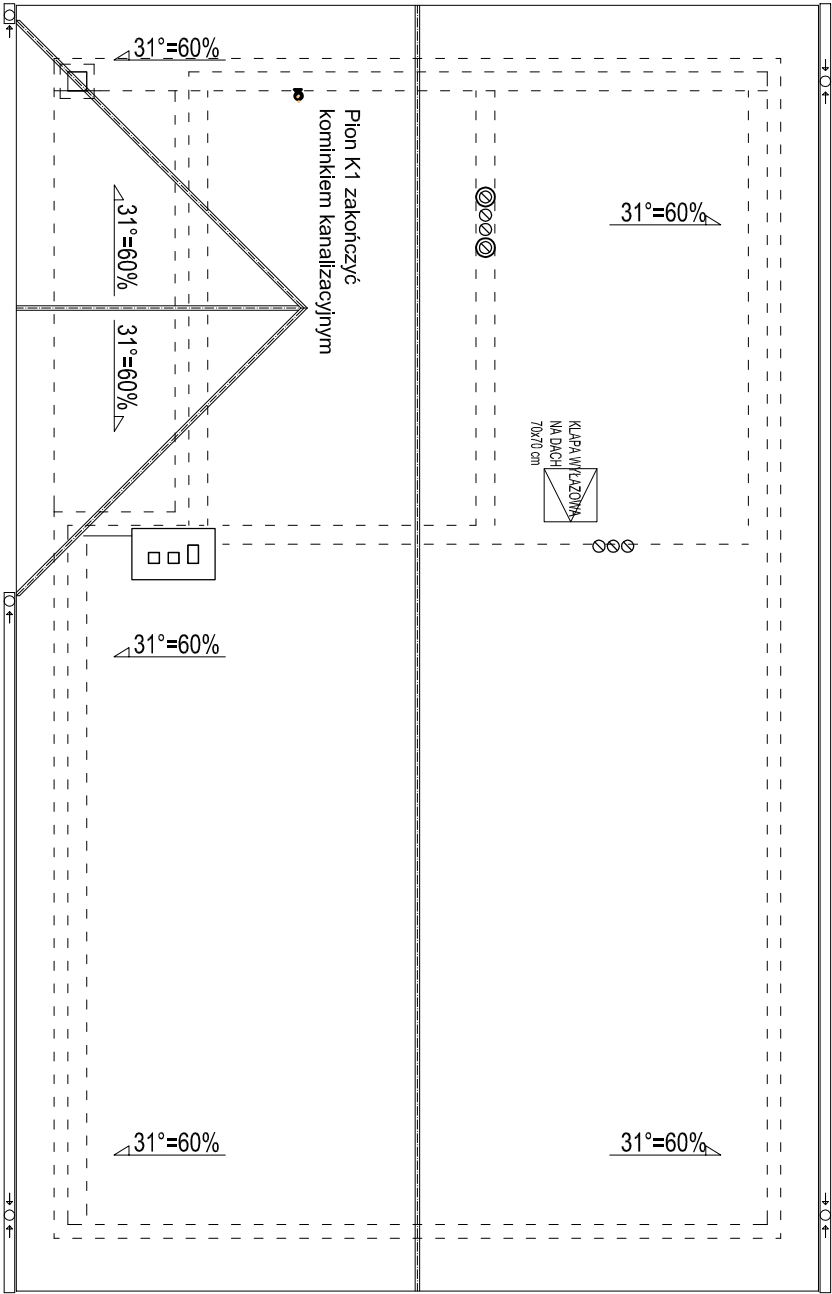

PRACOWNIA PROJEKTOWA "VITARO"				
Temat i adres inwestycji:	Budowa budynku ŚWIETLICY WIEJSKIEJ w Zakrzawie Wielkim, działka nr ew. 159 obręb 00/9, jednostka ewidencyjna 101207_2 gm. Kodrąb.			Data: 12016
Adres Inwestora:	Gmina Kodrąb, ul.22 Lipca 7 97-512 KODRĄB	Nr rys. S - PW - 4	Branża / Etap Sanitarna / PW	
Rysunek:	Rzut dachu - Instalacja kanalizacji sanitarnej	SKALA: 1:100		
Branża sanitarna	Projektant:	Nr uprawnień:	Podpis:	
Projektant:	mgr inż. Wójcicki Jędrzejczyk	LOD1736PO08111		
Asystent:	mgr inż. Dariusz Staszczak	—		