


MAPA DO CELÓW PROJEKTOWYCH
SKALA 1:500
GN.6640.2166.2016 LP2
województwo: łódzkie
powiat: radomszczański
jednostka ewidencyjna :101207_2 Kodrąb
obręb: 0012 Lipowczyce
działka: 254/2
układ współrzędnych prostokątnych pl2000
układ wysokości Kronsztadt
Mapę wykonano w dniu 07.11.2016 r.
Uwagi i oznaczenia na mapie:
- KW- brak służebności gruntowych
- na zielono oznaczono klaso-użytki zgodne ze
 stanem ujawnionym w ewidencji gruntów
- mapę wykonano na podstawie mapy zasadniczej
 w skali 1:1000 sekcja : 132.442.214
-oznaczenie sekcji w układzie 2000 strefa 7
w skali 1: 500 :7.149.09.06.4.4, 7.149.09.07.3
7.149.09.06.4.2, 7.149.09.07.3.3
- oznaczenia:
----- zakres opracowania

SZKIC ORIENTACJI:



SKALA 1:25000

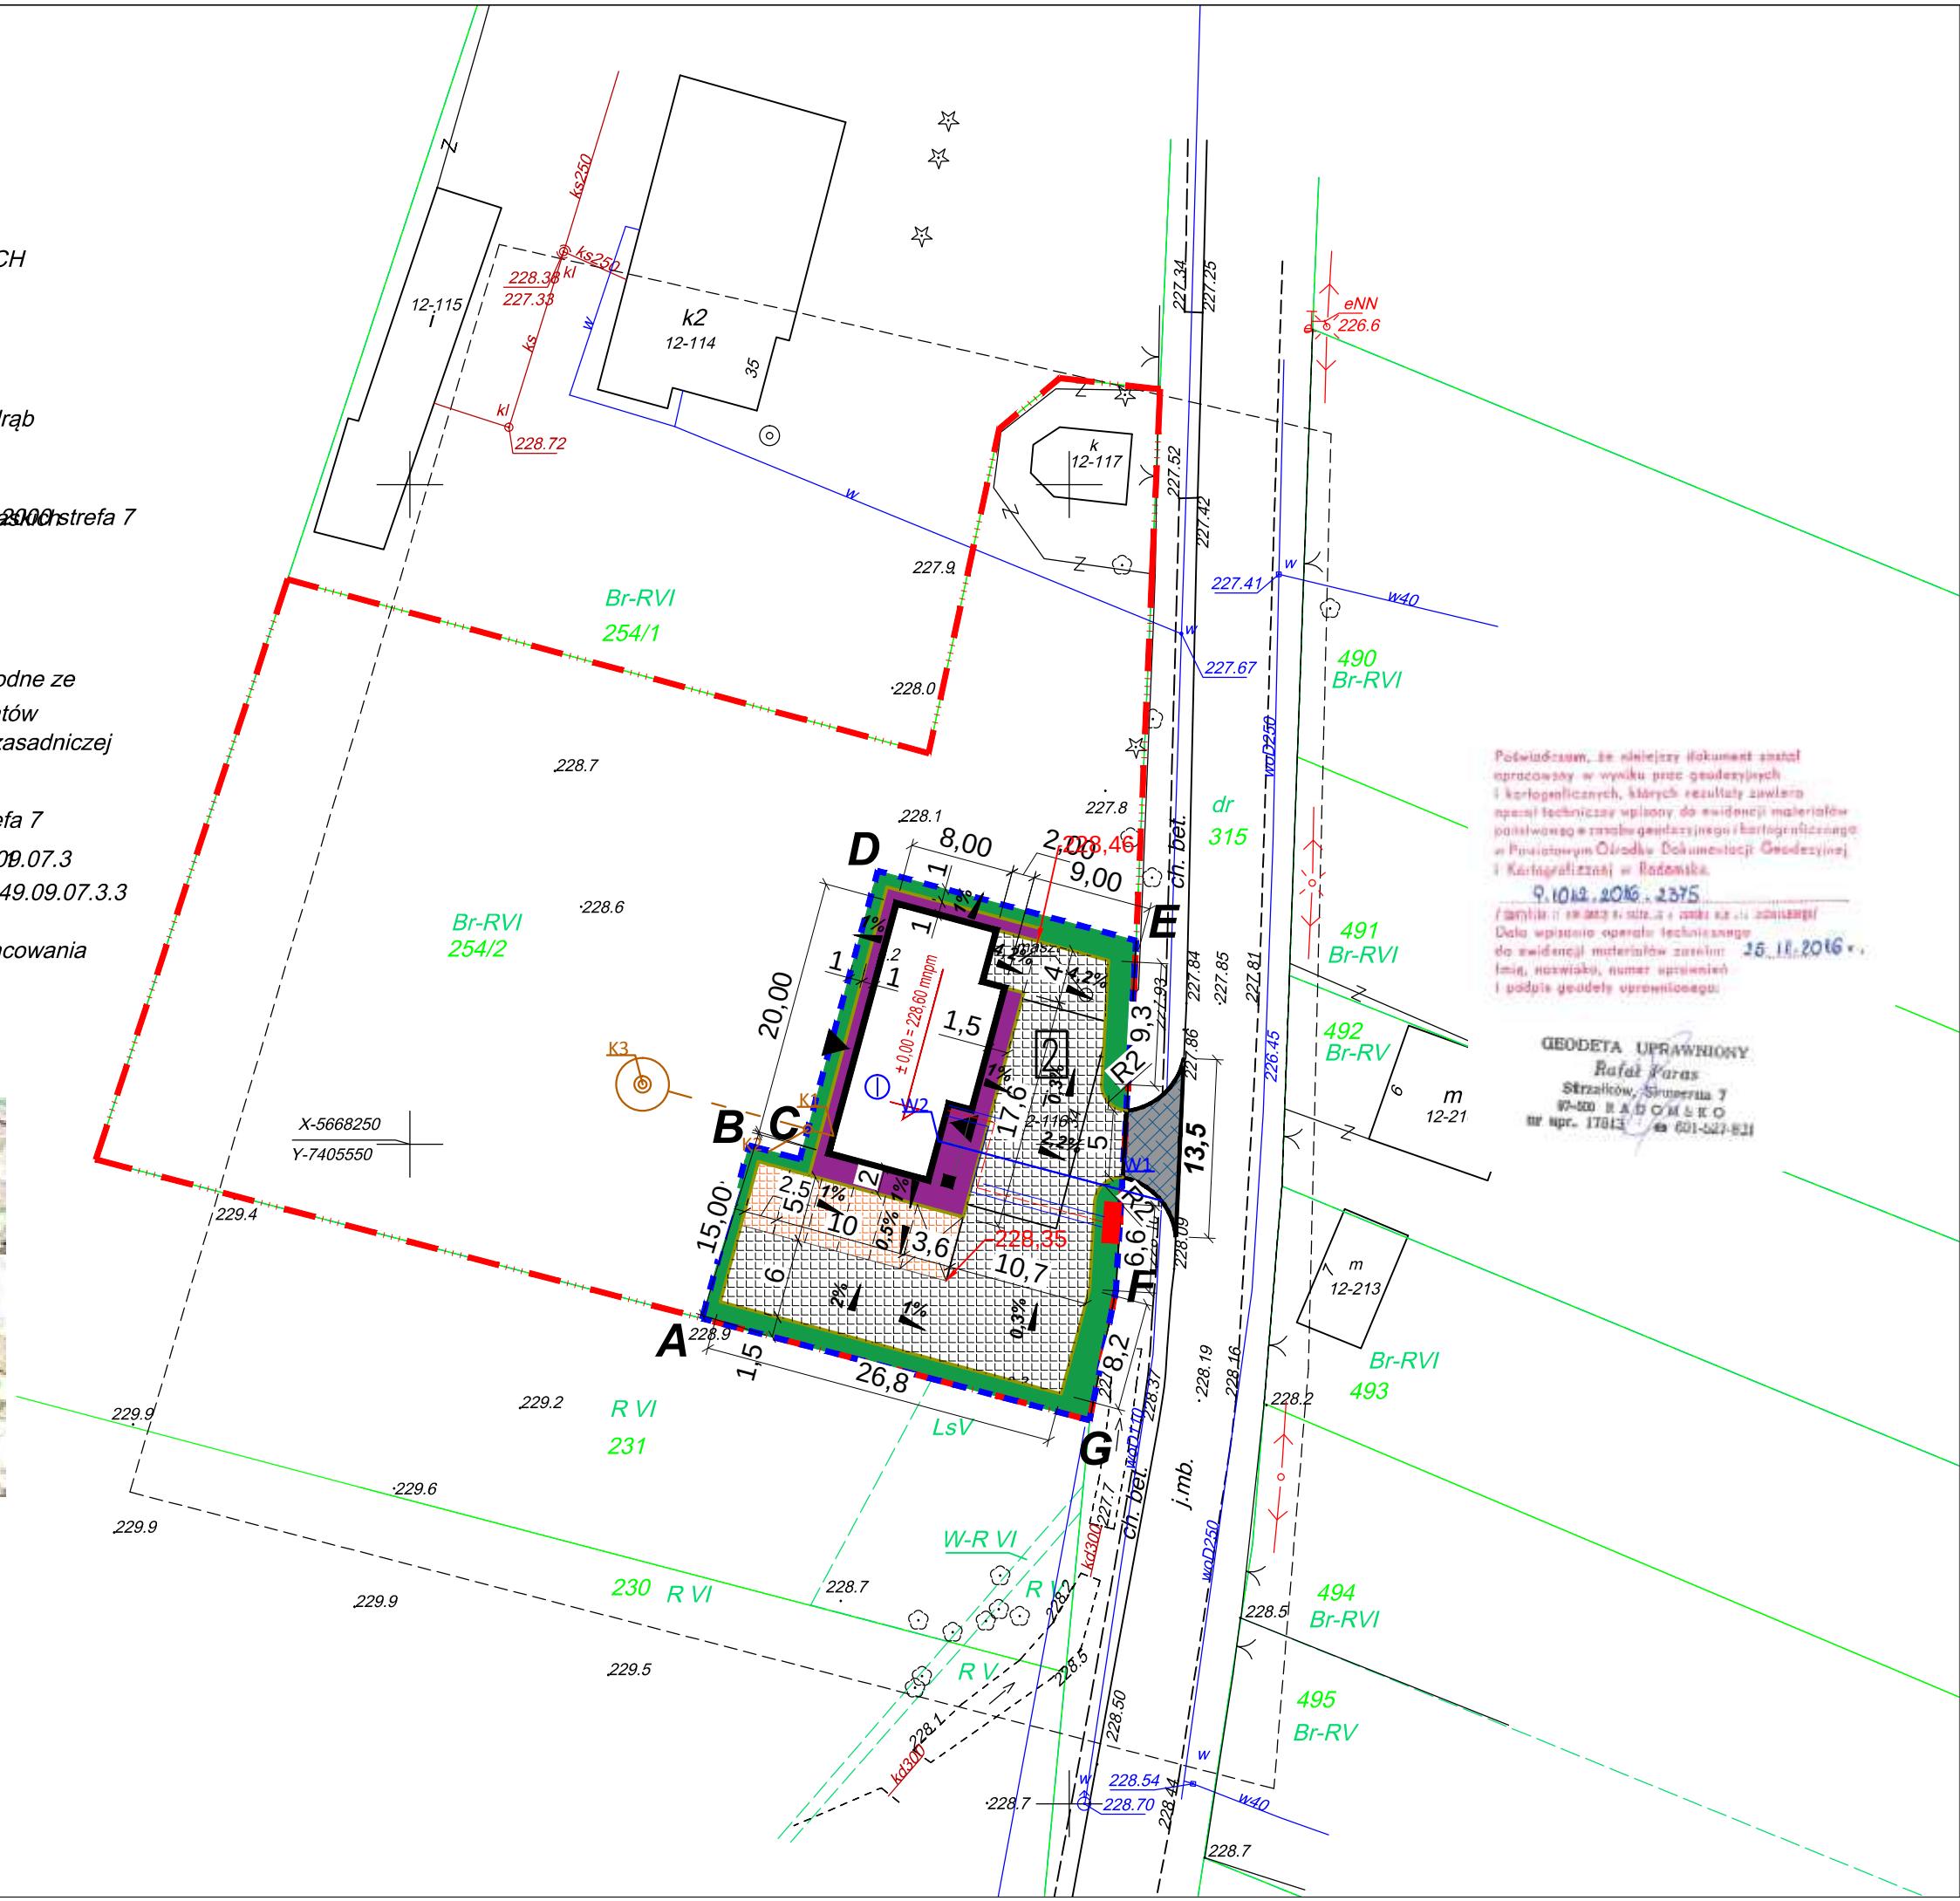

LEGENDA:

- Granica opracowania
Granica własności działki
Nieprzekraczalna linia zabudowy
Projektowany budynek świetlicy 174,90 m²
Projektowany wjazd i wejście na teren
Wejścia do budynku nowoprojektowanego
Ilość kondygnacji
Nawierzchnie utwardzone nowoprojektowane

- proj. nawierzchnia z kostki betonowej gr. 8 cm
proj. nawierzchnia z kostki betonowej gr. 8 cm - miejsca postojowe
proj. nawierzchnia z kostki betonowej gr. 6 cm - chodnik
proj. powierzchnia biologicznie czynna
proj. zjazd z drogi powiatowej wg odrębnego opracowania
proj. obrzeże betonowe 8x30x100 cm

- proj. przyłącze wody PEHD (PN10) SDR17 40x2,4mm
- proj. przyłącze kanalizacyjne PVC-U SDR34 DN 160 LITE
- projektowany budynek świetlicy wiejskiej
- obiekt przeznaczony do rozbiórki
- wpięcie do istniejącej sieci Ø 110

W1

W2

K1

K2

K3

- wejście do budynku

- studzienka tworzywowa Ø 315

- zbiornik szczelny na nieczystości ciekłe o poj. 6m³, z
kręgów betonowych

X

Y

W1	5668245.7154	7405607.009
W2	5668250.2204	7405590.0938
K1	5668250.6173	7405582.1107
K2	5668251.1392	7405580.18
K3	5668254.5272	7405567.646

BILANS TERENU DO WYŁĄCZENIA:

Bilans powierzchni do wyłączenia
Projektowany budynek = 174,90 m²
Projektowane nawierzchnie = 578,56 m²

RAZEM = 753,46 m²

- Rura osłonowa DVK 50mm2
Kabel YKY 5x25mm2
Proponowane usytuowanie złącza kablowo-pomiarowego
(według odrębnego opracowania)

	PRACOWNIA PROJEKTOWA "VITARO"		
Temat inwestycji:	BUDOWA ŚWIETLICY WIEJSKIEJ W LIPOWCZYCACH GM. KODRĄB WRAZ ZE ZBIORNIKIEM BEZODPŁYWOWYM NA NIECZYSTOŚCI CIEKŁE		Data: XII 2016
Adres inwestycji:	DZ. NR EW. 254/2, OBRĘB 0012 LIPOWCZYCE. JEDNOSTKA EWIDENCYJNA: 101207_2 KODRĄB.		Skala 1:500
Inwestor i adres:	GMINA KODRĄB 97-512 KODRĄB UL. 22 LIPCA 7	Branża / Etap A / PB	Nr rys A1
Rysunek:	PLAN ZAGOSPODAROWANIA TERENU		Format: 297 x594
Projektant architektury	mgr inż. arch. Iwona Wencius-Kowalska	Nr uprawnień: Nr upr.217/74Łw	Podpis: