


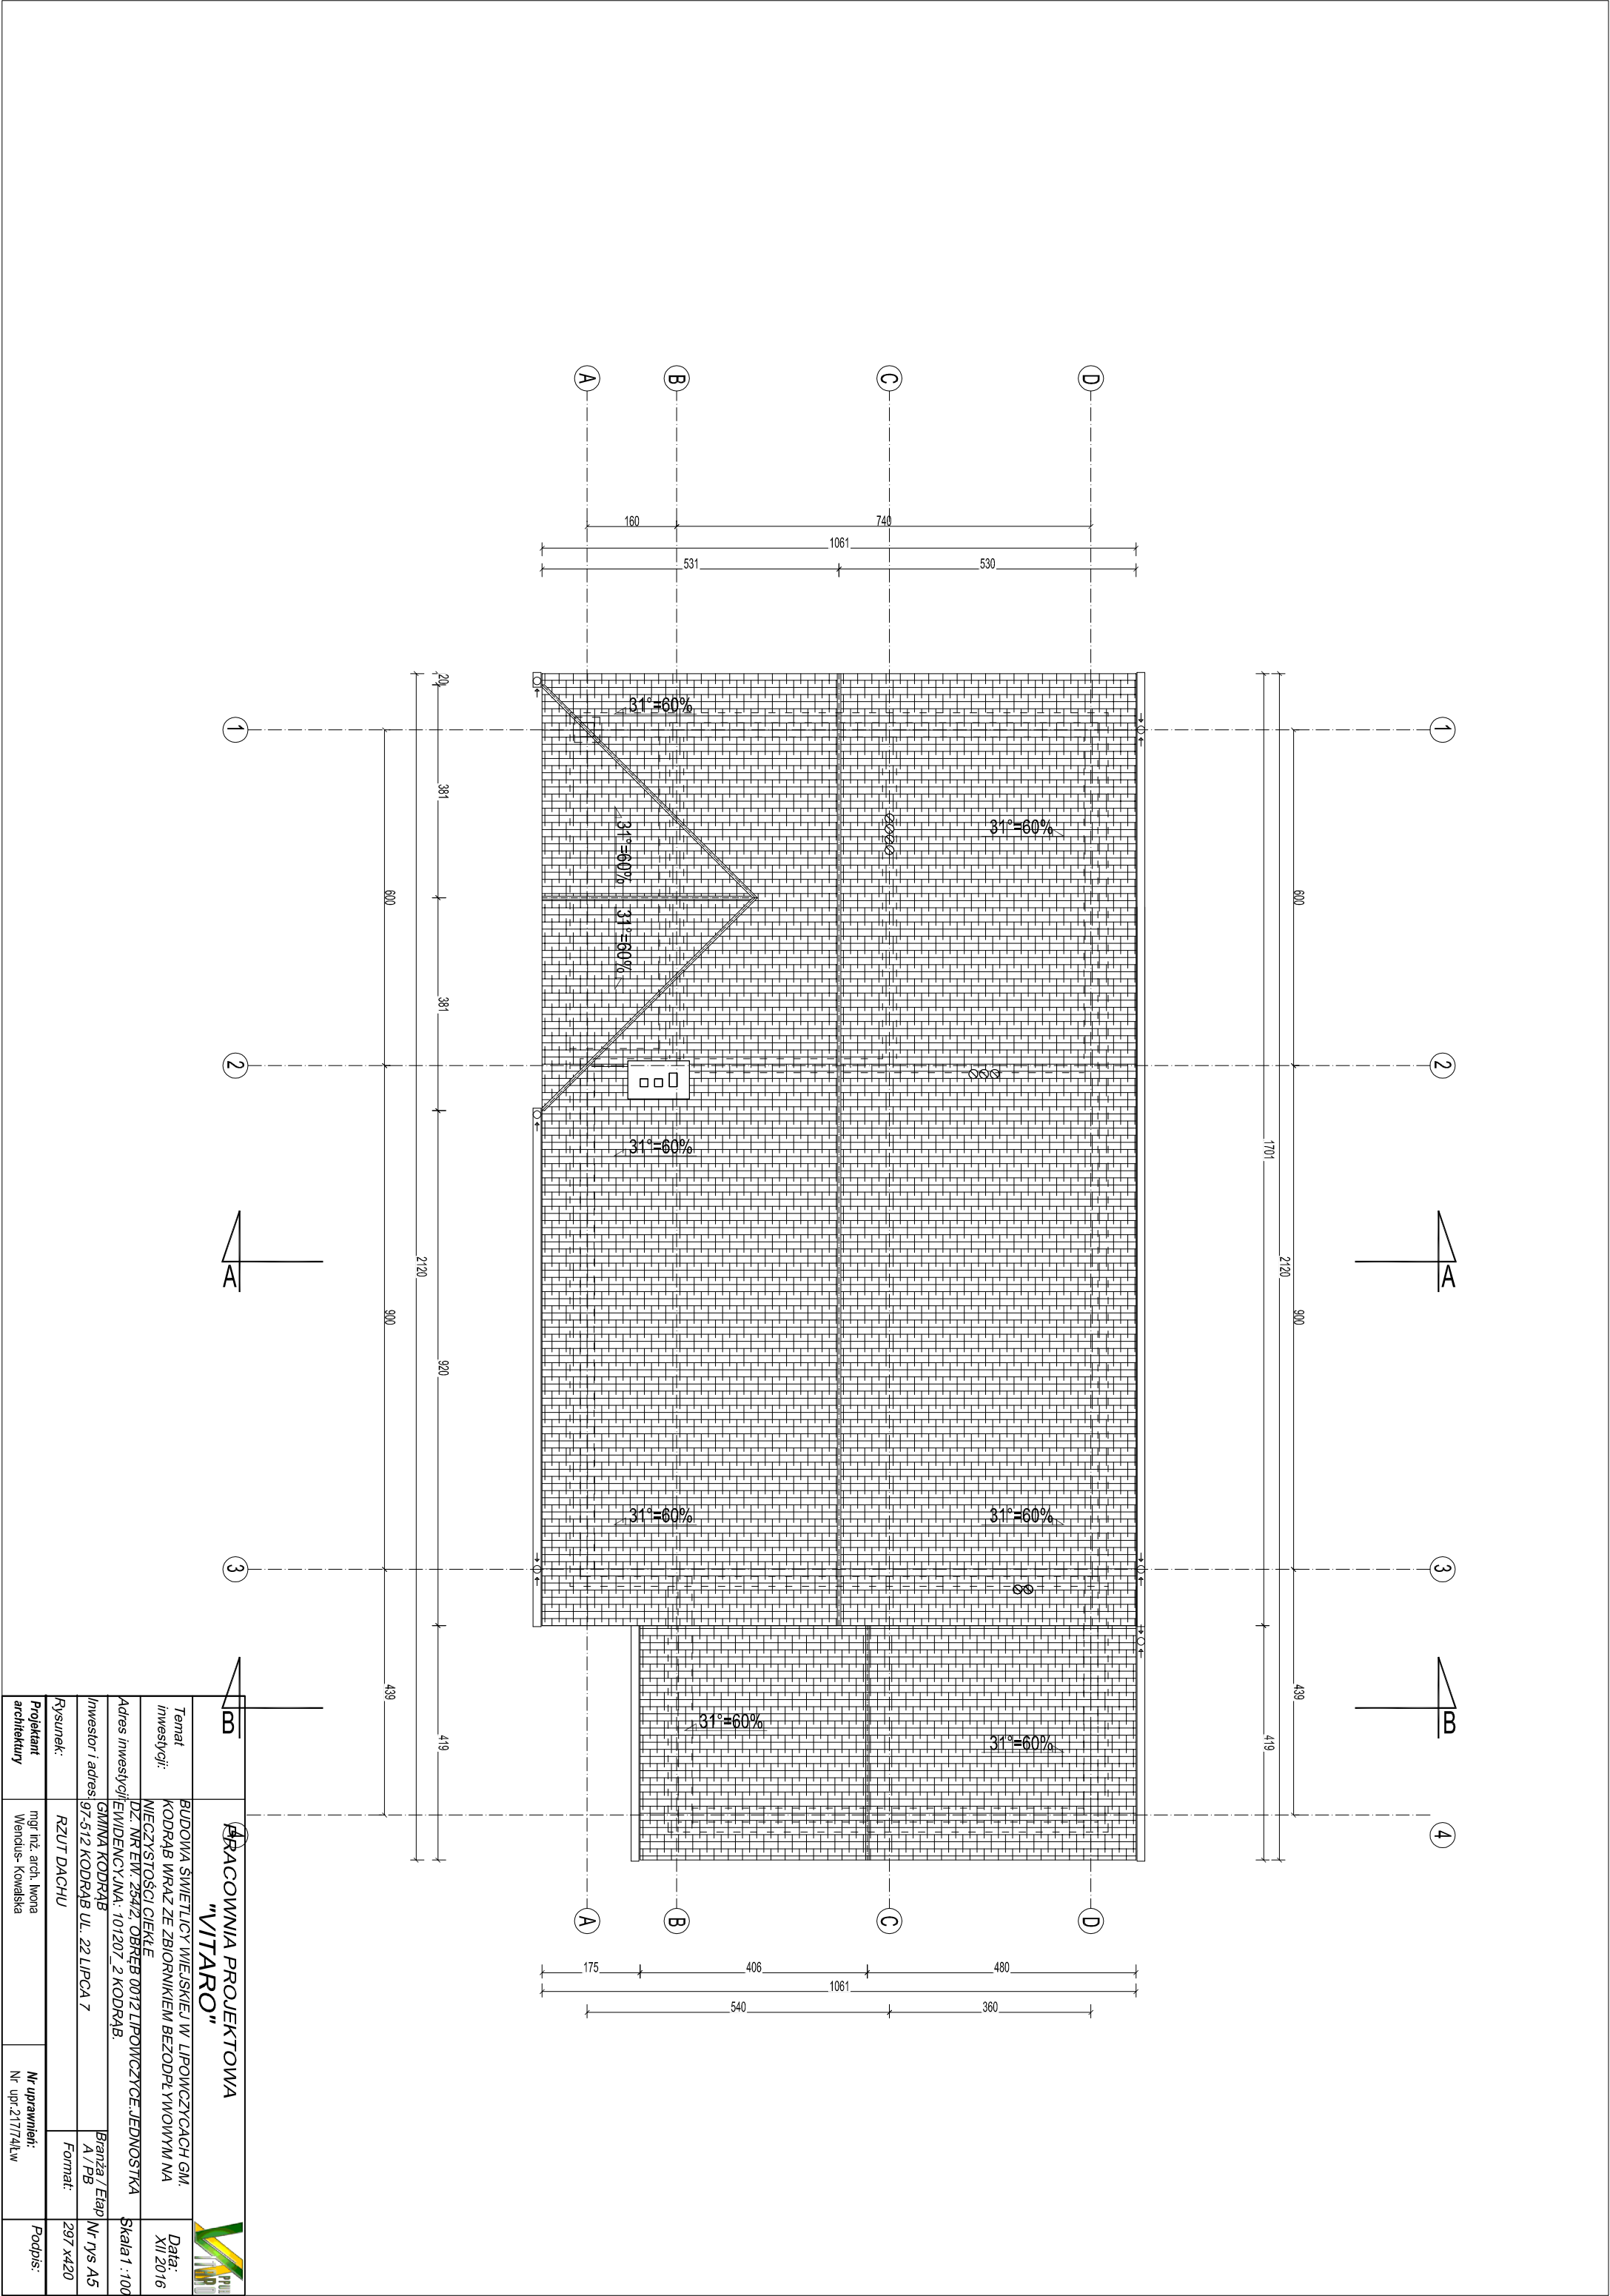

PRACOWNIA PROJEKTOWA "VITARO"			
Temat inwestycji:	BUDOWA ŚWIECIELCY WIEJSKIEJ W LIPOWCZYSCACH GM. KODRAB WRAZ ZE ZBIORNIKIEM BEZODPŁYWOWYM NA WIECZYSTOŚCI CIEKIE		Data: XII 2016
Adres inwestycji:	DZ. NR EW. 254/2, OBRĘB 0012 LIPOWCZYSCA, JEDNOSTKA EVIDENCYJNA: 101207_2 KODRAB.		Skala 1 : 100
Investor / adres:	MIŁOŚĆ KODRAB 97-512 KODRAB UL. 22 LIPCA 7	Bransza / Etap A / PB	Nr rys A5
Rysunek:	RZUT DACHU	Format:	297 x420
Projektant architektury	mgr inż. arch. Wrona Włodzisław Kowalska	Nr uprawnień: Nr upr.217741w	Podpis: