


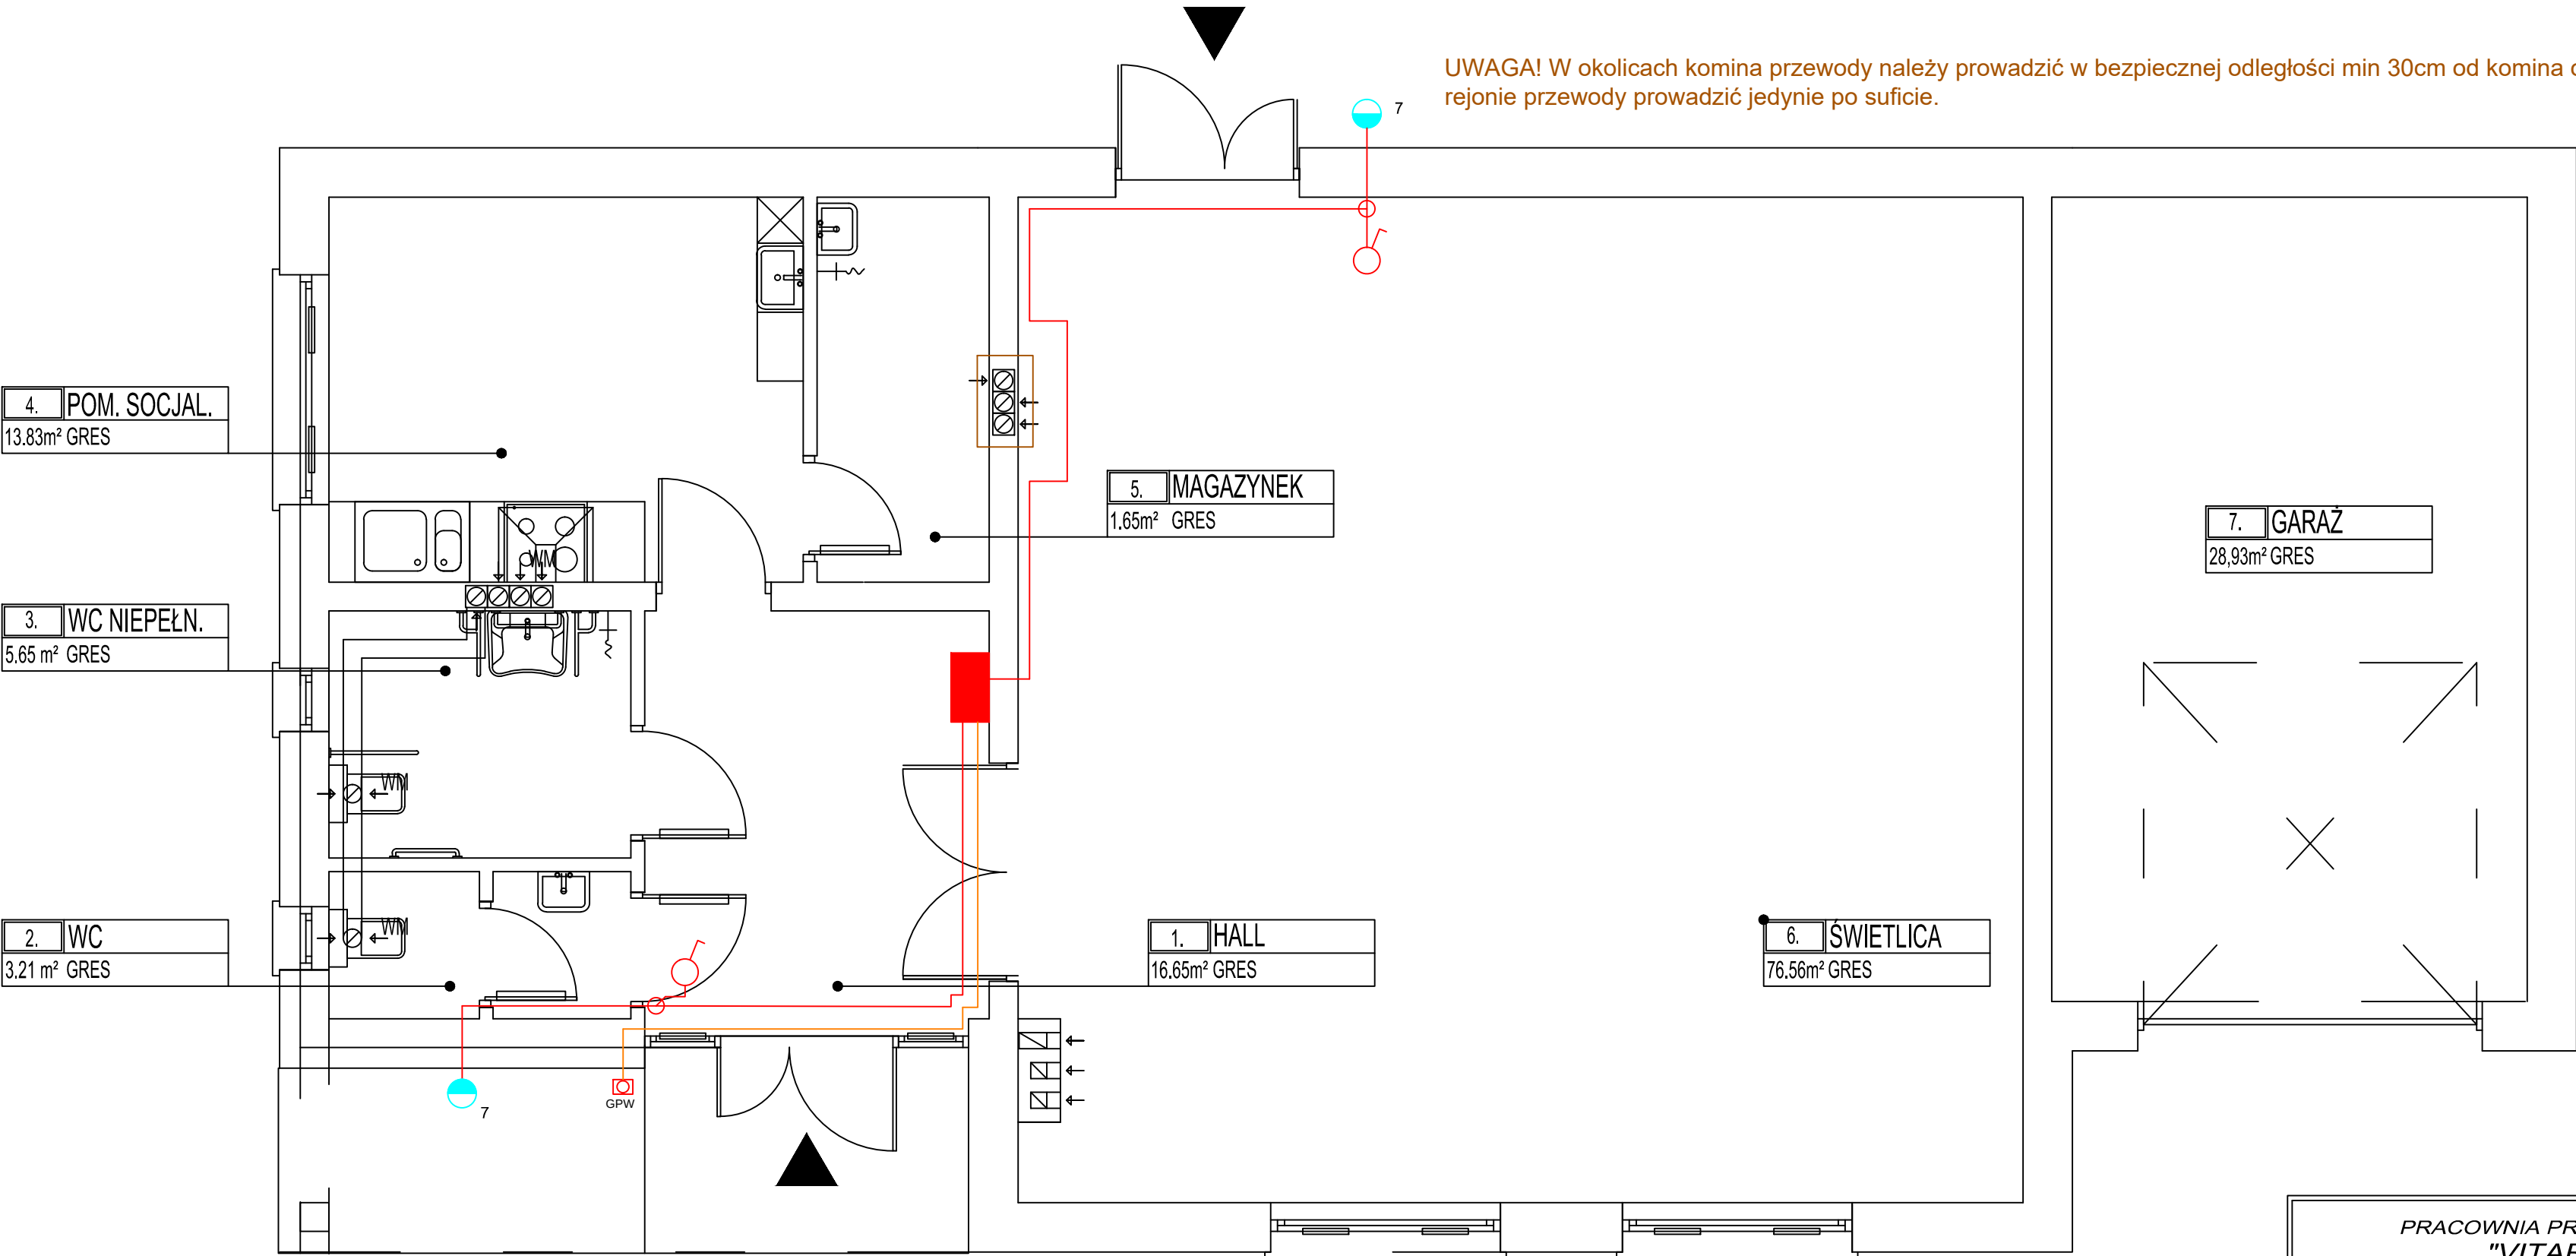

LEGENDA:

- NAŚWIETLACZ 30W LED W IP65
- łącznik pojedynczy 250V~ 10A p/t IP20 wysokość montażu h=1.30m
- przewód YDYżo 3x1,5mm2
- przewód HDGs 2x1,5mm2
- puszka elektryczna Ø 80 p/t IP20
- główny wyłącznik prądu przycisk p/poż p/t NC wysokość montażu h=1.30m
- rozdzielnia główna RG

PRACOWNIA PROJEKTOWA "VITARO"		
Inwestycja	Budowa budynku świetlicy w Lipowczycach w gminie Kodrąb wraz ze zbiornikiem bezodpływowym na nieczystości ciekłe	Data: XII. 2016
Adres inwestycji	Lipowczyce, dz. nr. 254/2 obręb 0012 Lipowczyce, jed. ewid. 101207_1 Lipowczyce	E-PBW-3
Inwestor	Gmina Kodrąb	Skala 1:50
Adres Inwestora	ul. 22 Lipca 7, 97-512 Kodrąb	Etap/Branża PBW/Elekt
Temat rysunku	Instalacja elektryczna oświetlenia zewnętrznego i GWP	Podpis:
Projektant:	inż. Robert Kucharski nr upr. LOD/0622/PWOE/06 Upr. bud. do projekt. bez ograniczeń w spec. instalacyjnej w zakresie sieci, instalacji i urządzeń elektrycznych i elektroenergetycznych	Podpis:
Asystent:	inż. Mateusz Parchyniak	