


UWAGA! W okolicach komina przewody należy prowadzić w bezpiecznej odległości min 30cm od komina oraz w tym rejonie przewody prowadzić jedynie po suficie.

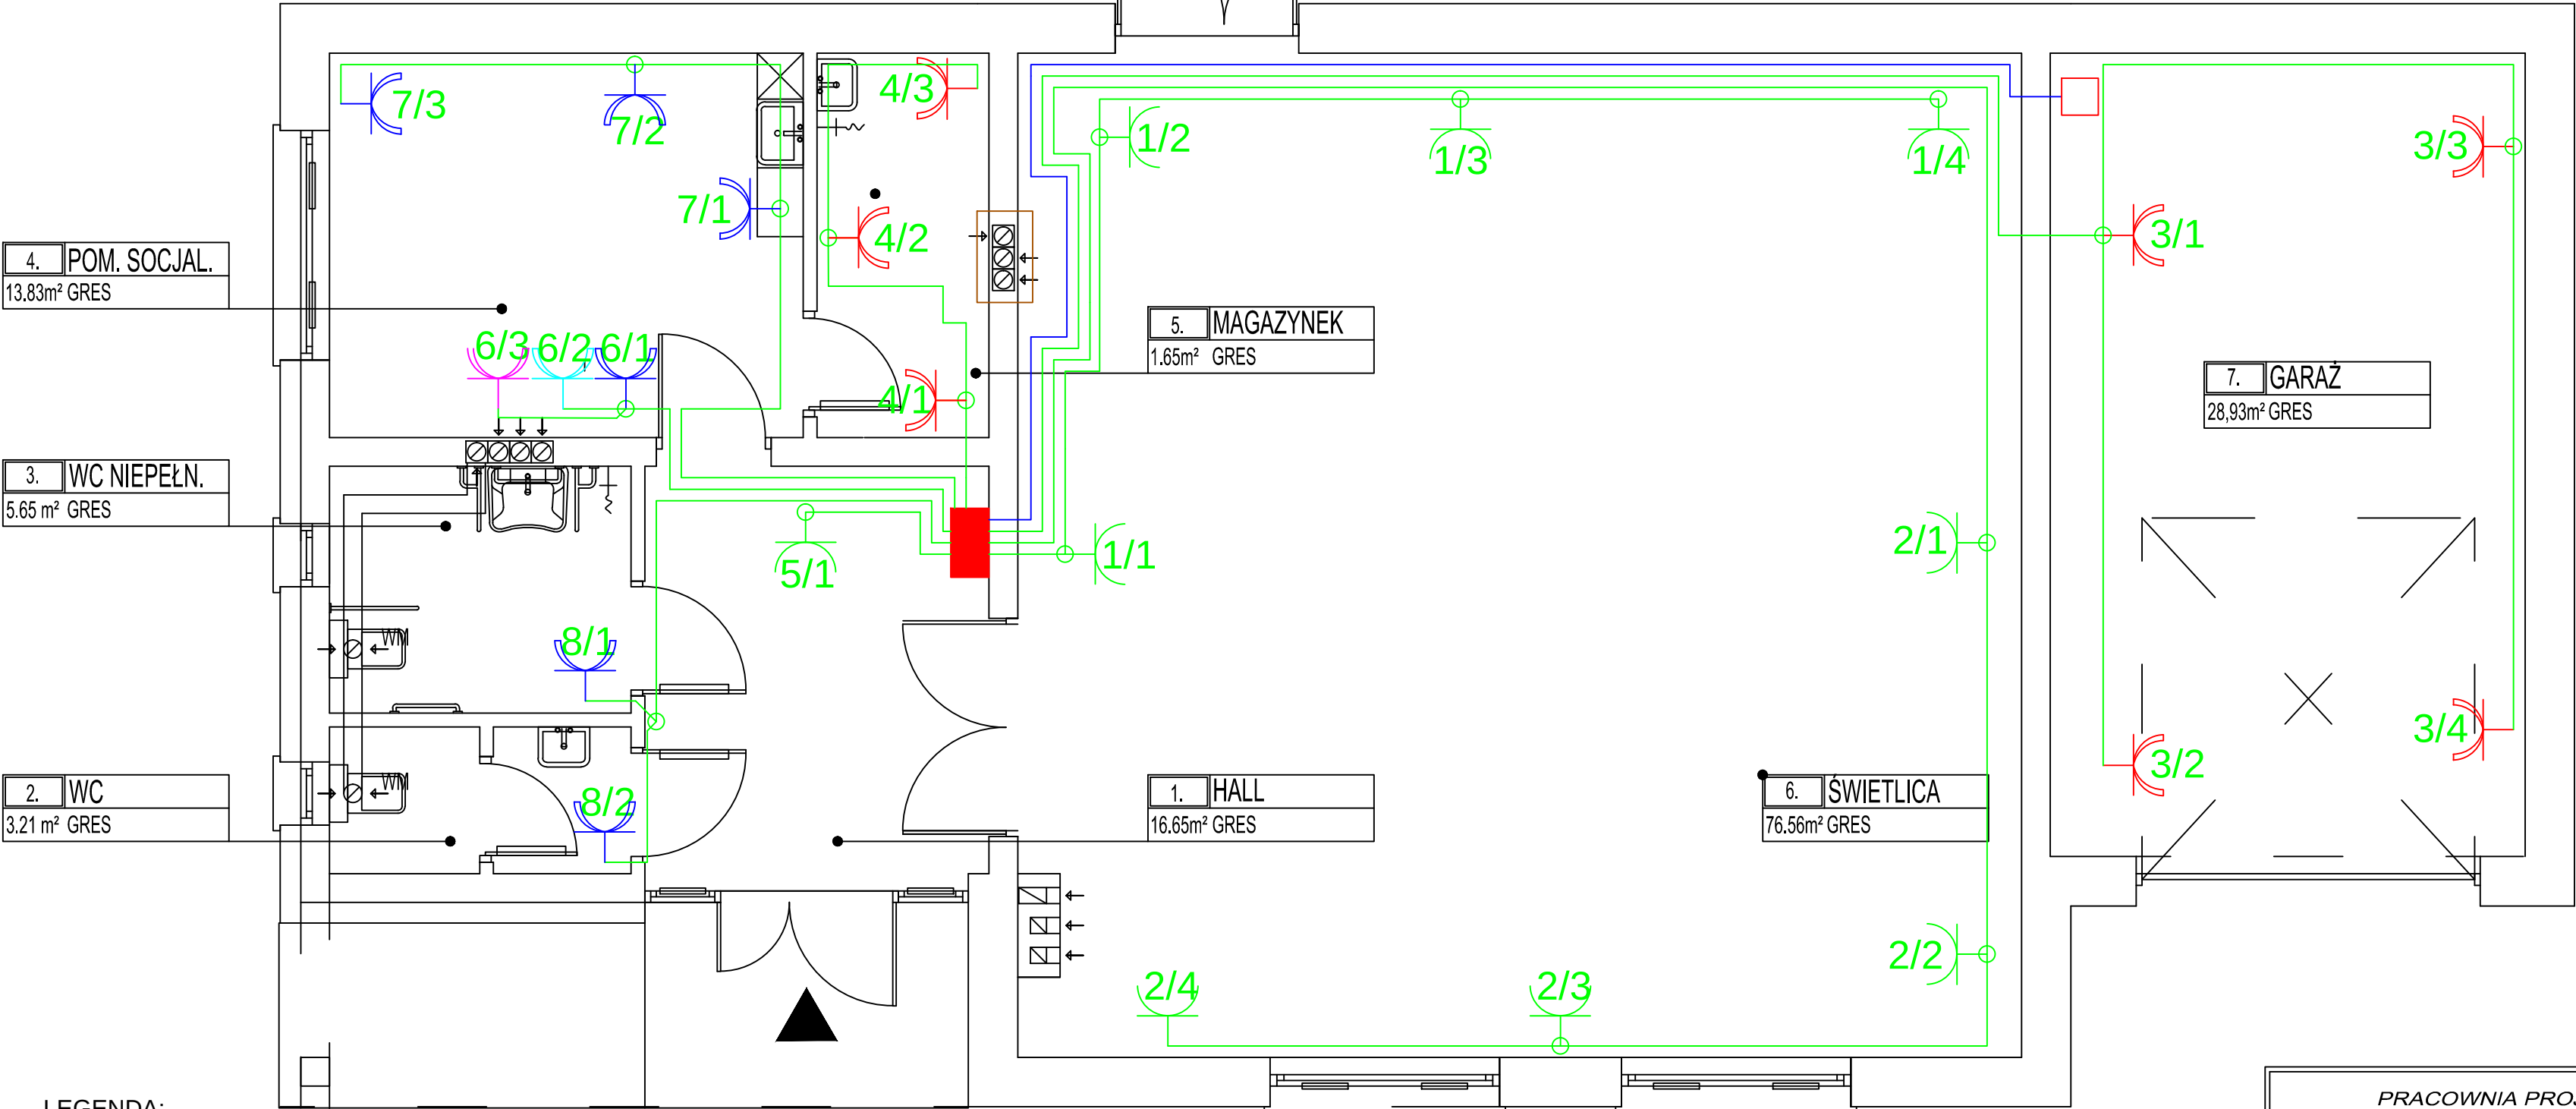

LEGENDA:

- gniazdo 230V 16A 2P+Z p/t IP44 wysokość montażu h=1.2m
- gniazdo 230V 16A 2P+Z p/t podwójne IP20 wysokość montażu h=0.3m
- gniazdo 230V 16A 2P+Z p/t podwójne IP44 wysokość montażu h=1.2m
- gniazdo 230V 16A 2P+Z p/t IP20 wysokość montażu h=3.0m
- gniazdo 230V 16A 2P+Z p/t IP44 wysokość montażu h=0.3m
- puszka elektryczna p/t z listwą rozgałęźną 5x4mm2 wysokość montażu h= 0.3m
- przewód YDYżo 5x4mm2
- przewód YDYżo 3x2,5mm2
- rozdzielnia główna RG
- puszka elektryczna Ø 80 p/t IP20

PRACOWNIA PROJEKTOWA "VITARO"		
Inwestycja	Budowa budynku świetlicy w Lipowczach w gminie Kodrąb wraz ze zbiornikiem bezodpływowym na nieczystości ciekłe	Data: XII. 2016
Adres inwestycji	Lipowczyce, dz. nr. 254/2 obręb 0012 Lipowczyce, jed. ewid. 101207_1 Lipowczyce	E-PBW-4
Inwestor	Gmina Kodrąb	Skala 1:50
Adres Inwestora	ul. 22 Lipca 7, 97-512 Kodrąb	Etap/Branża PBW/Elekt
Temat rysunku	Instalacja elektryczna gniazd wtykowych 230V oraz int. 400V	Podpis:
Projektant:	inż. Robert Kucharski nr upr. LOD/0622/PWOE/06 Upr. bud. do projekt. bez ograniczeń w spec. instalacyjnej w zakresie sieci, instalacji i urządzeń elektrycznych i elektroenergetycznych	Podpis:
Asystent:	inż. Mateusz Parchyniak	