


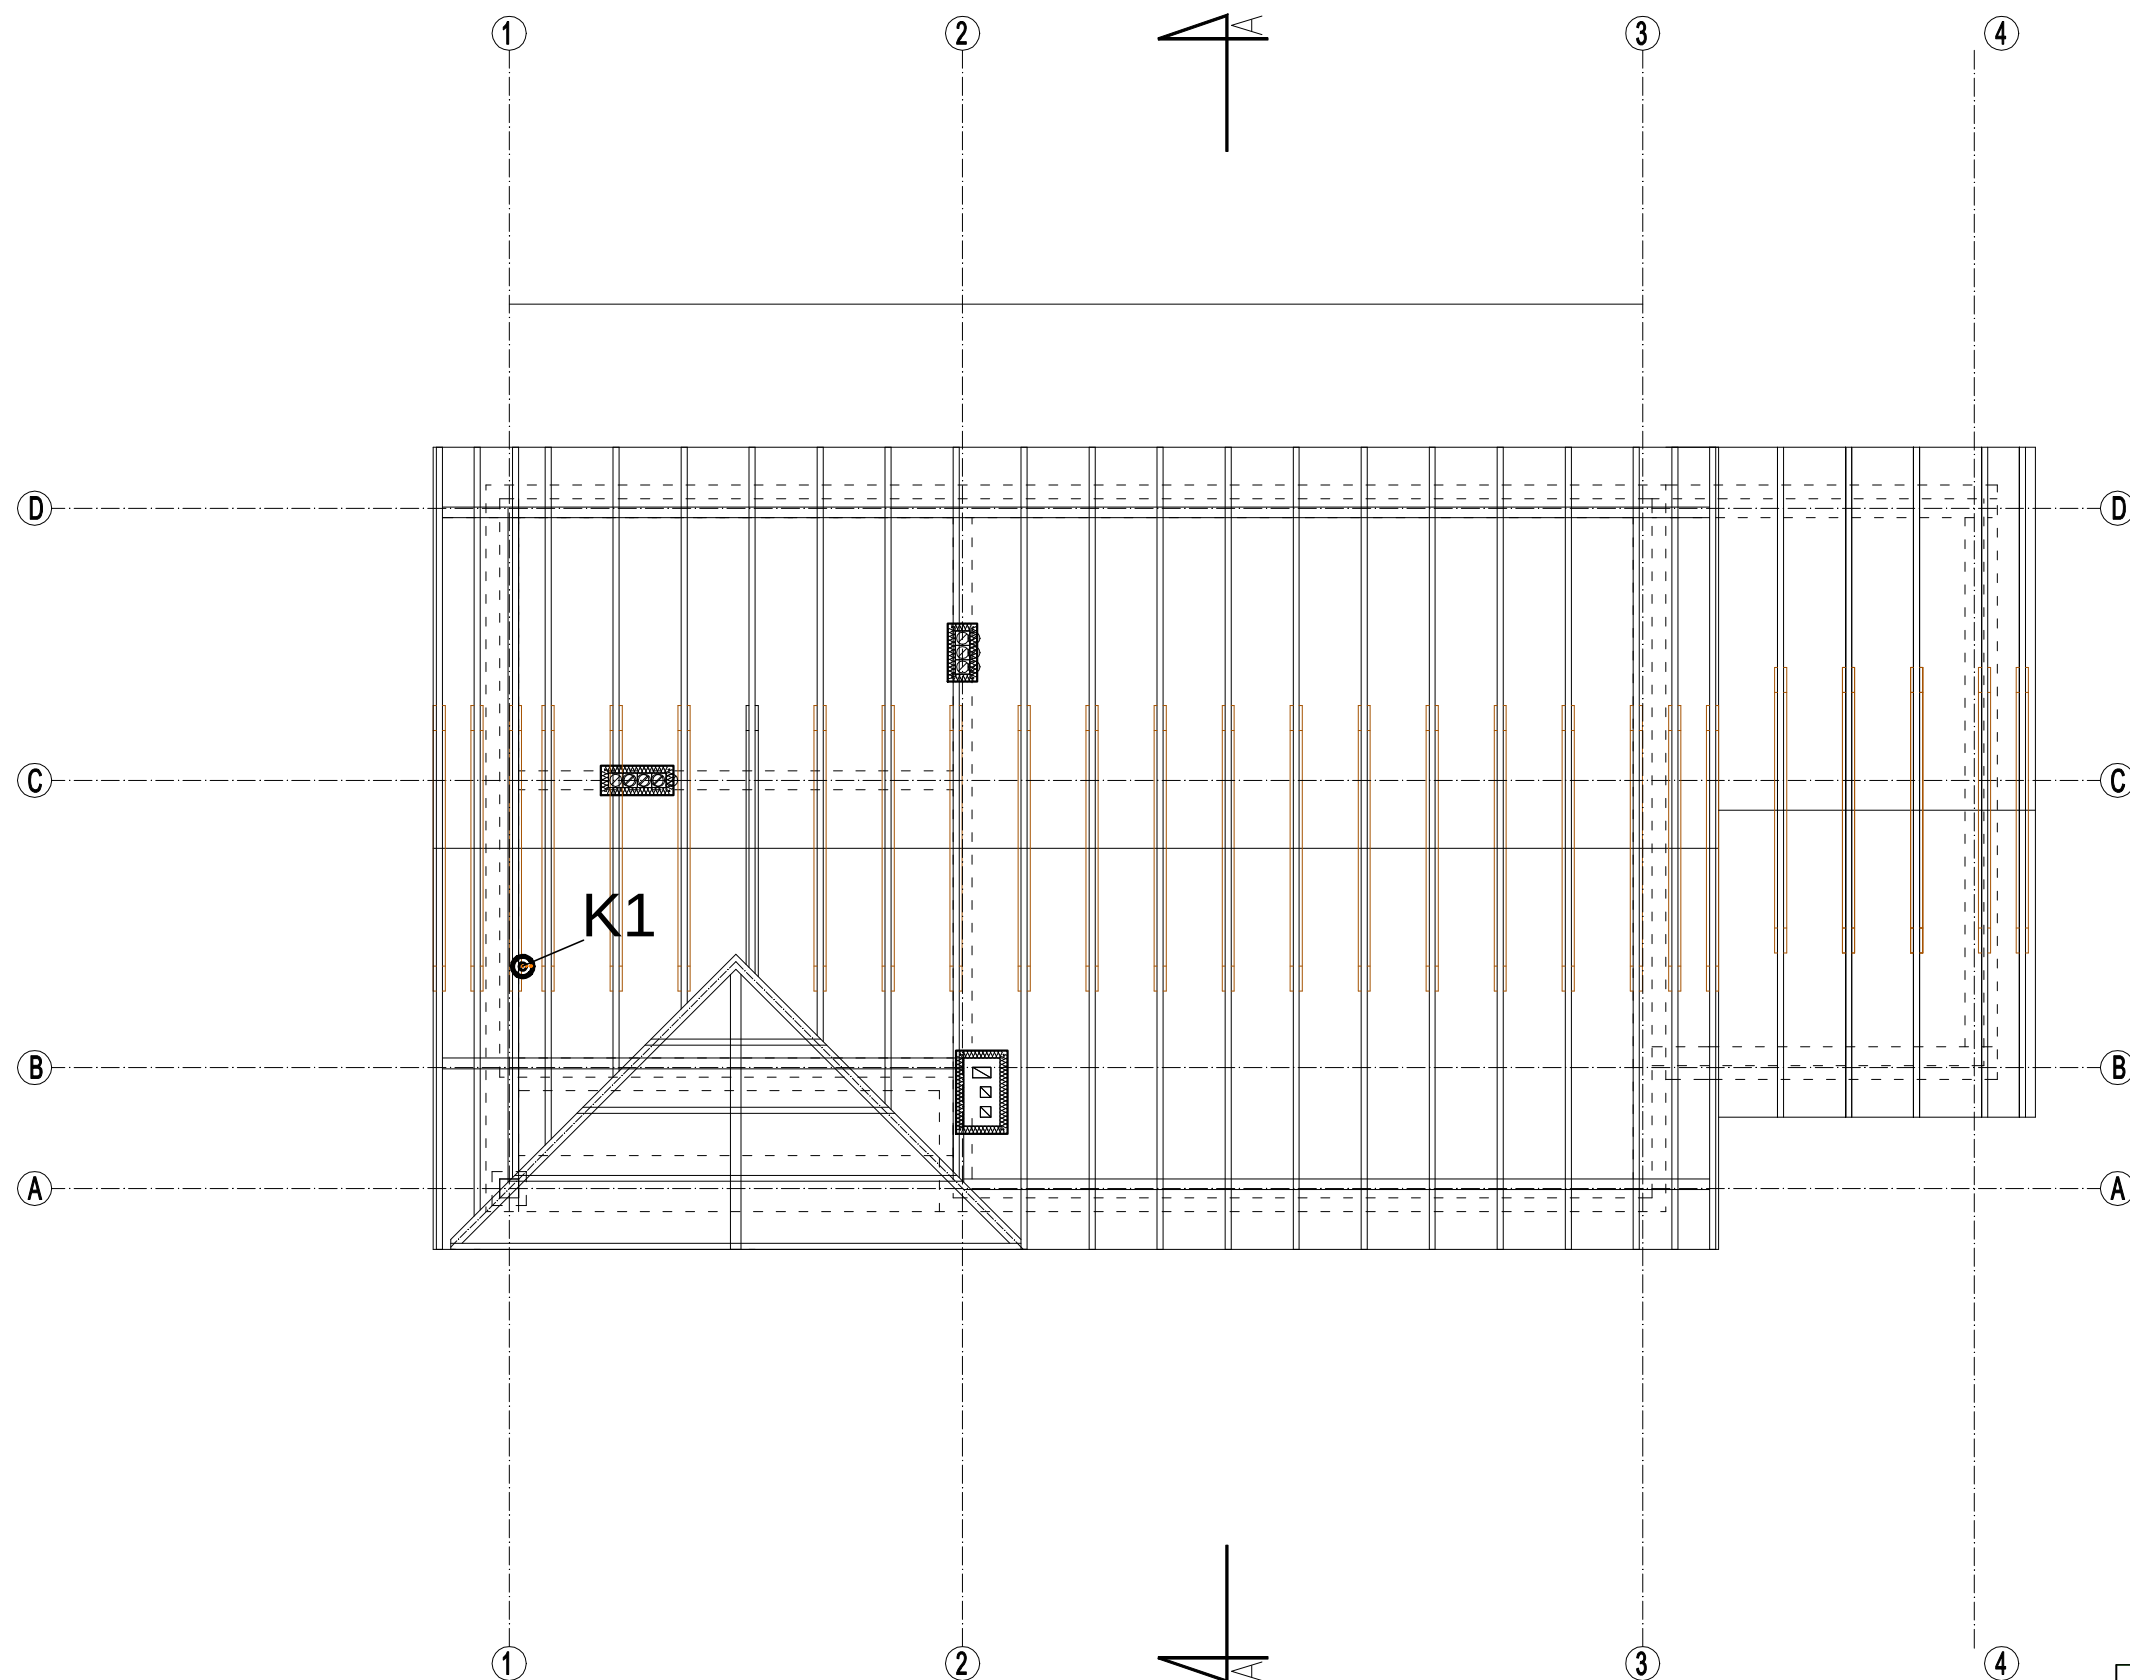

LEGENDA:

K1 - proj. pion kanalizacyjny-wentylacyjny $\varnothing 75$, wynieść ponad dach i zakończyć kominkiem wentylacyjnym

	PRACOWNIA PROJEKTOWA "VITARO"		
Temat inwestycji:	BUDOWA ŚWIETLICY WIEJSKIEJ W LIPOWCZYCACH GM. KODRĄB WRAZ ZE ZBIORNIKIEM BEZODPŁYWOWYM NA NIECZYSTOŚCI CIEKŁE DZ. NR EW. 254/2, OBRĘB 0012 LIPOWCZYCE. JEDNOSTKA EWIDENCYJNA: 101207_2 KODRĄB.		Data: XII 2016
Adres inwestycji:	GMINA KODRĄB 97-512 KODRĄB UL. 22 LIPCA 7		Skala: 1:100
Inwestor i adres:	GMINA KODRĄB 97-512 KODRĄB UL. 22 LIPCA 7		Branża / Etap: S / PB
Rysunek:	RZUT DACHU - instalacja kanalizacji sanit.		Format: 297 x 420
Projektant:	mgr inż. Wojciech Jędrzejczyk	Nr uprawnień: nr upr. LOD/1795/P00S/11	Podpis:
Asystent projektanta:	mgr inż. Marzena Kolanus	—	Podpis: