


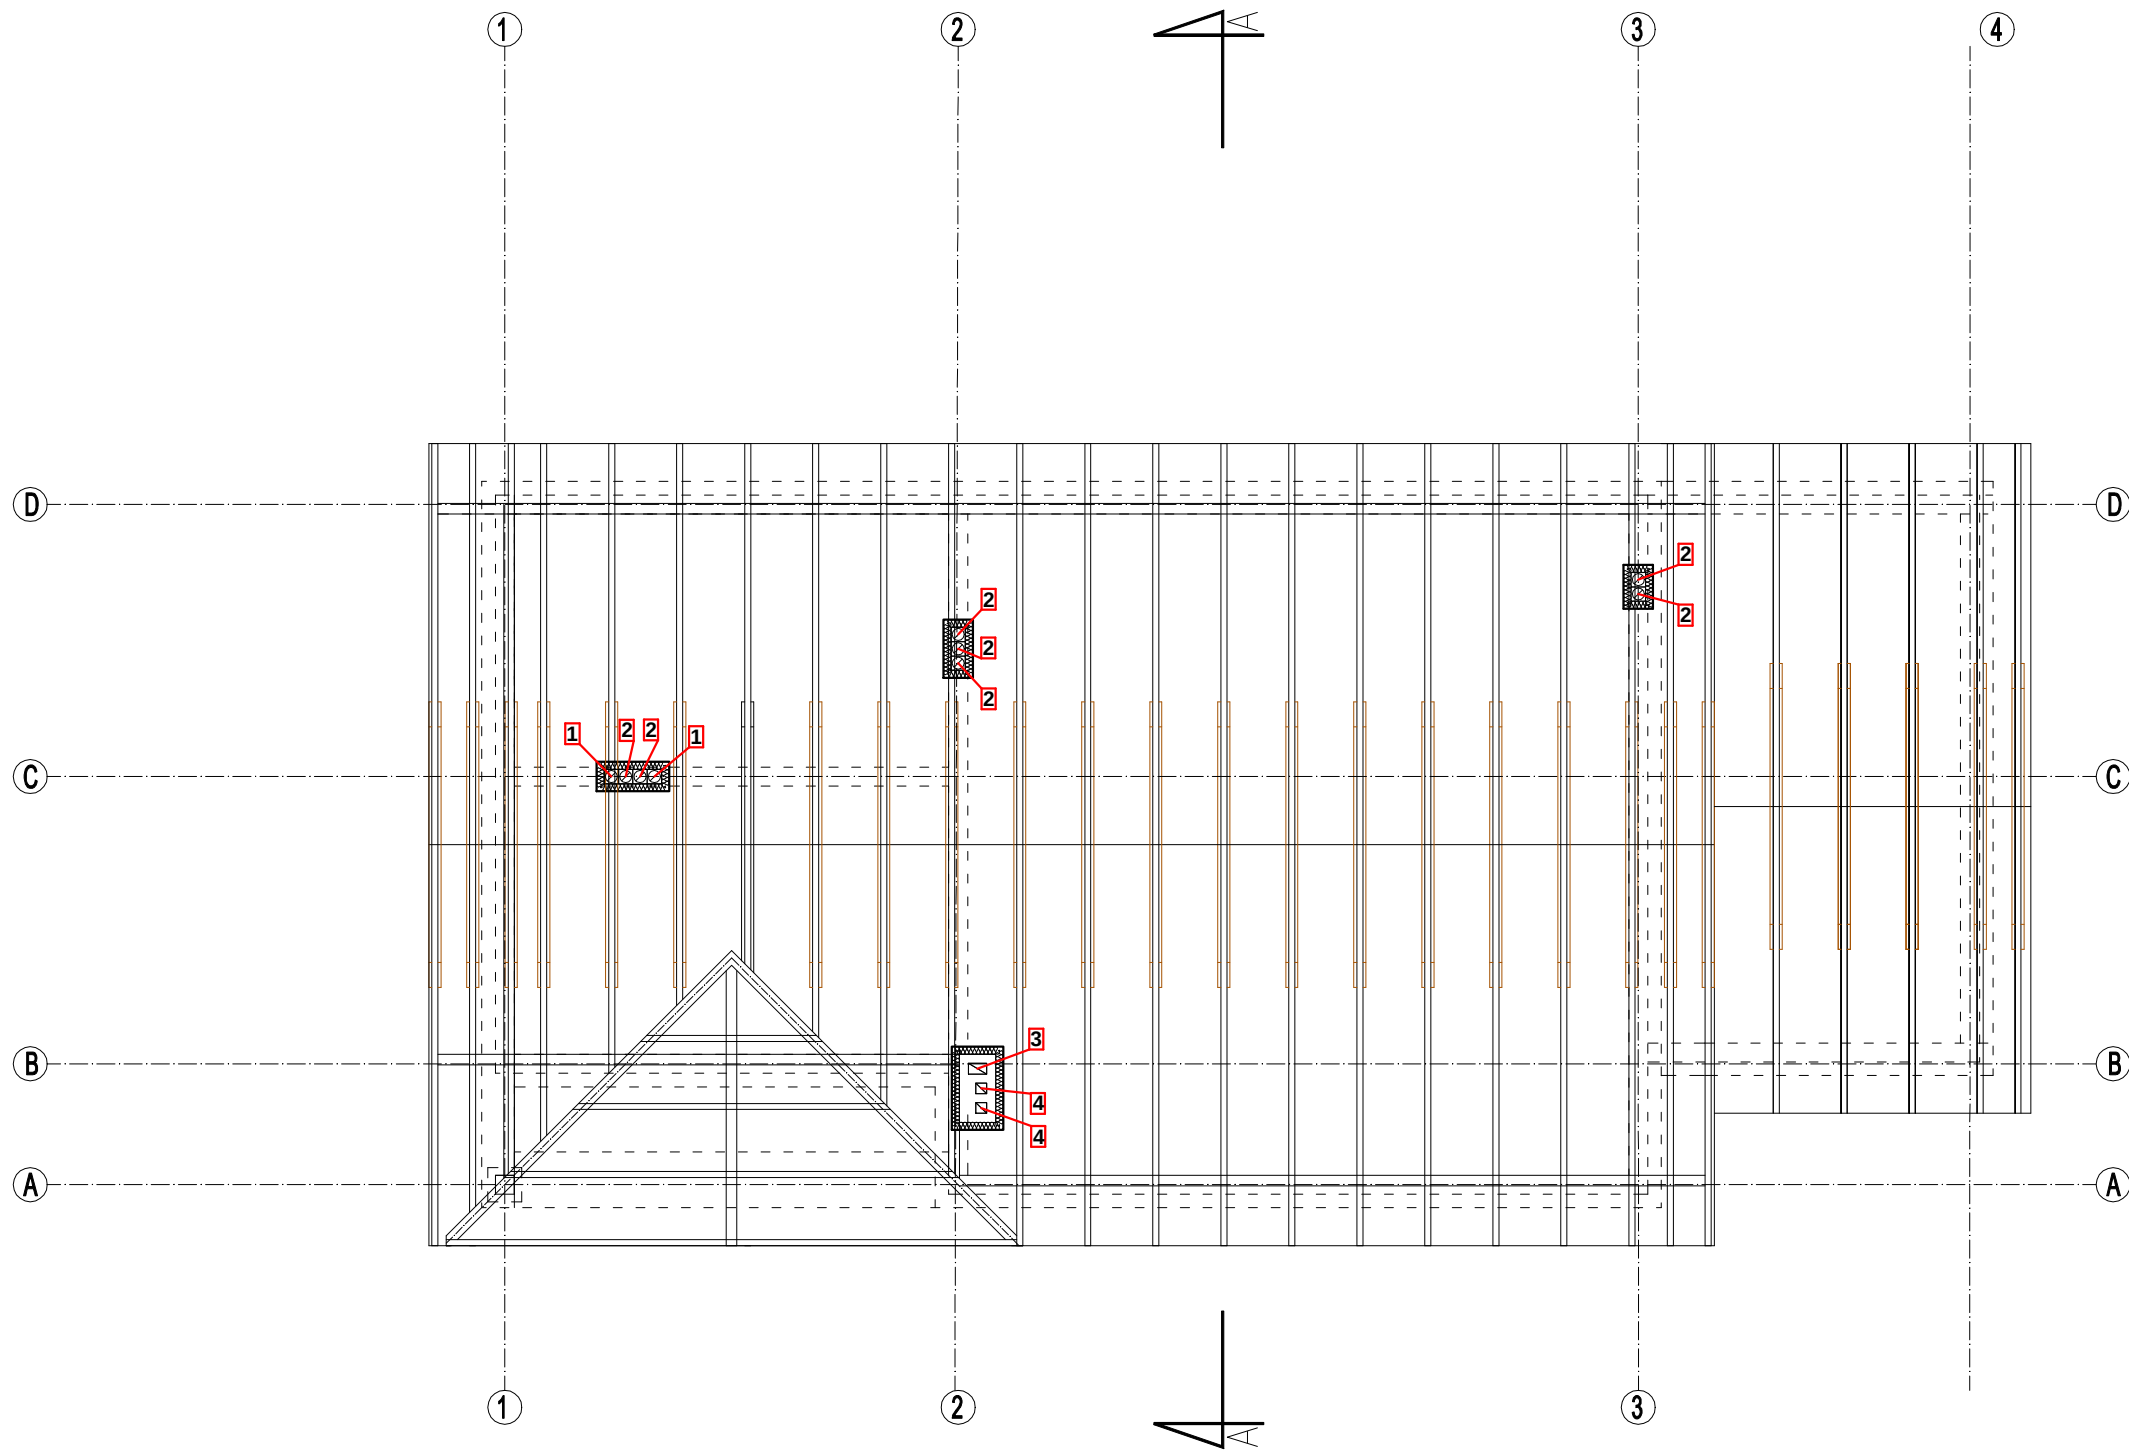

Zestawienie wylotów wentylacyjnych

- 1** - pomieszczenie 2,3,4 - zakończyć wyrzutnią wentylacyjną dØ160; DØ250 - wykonanie z stali ocynkowanej wraz z podstawą dachową
- 2** - pomieszczenie 4,6,7,8 - wspomaganie wentylacji grawitacyjnej wywiewnej - obrotowa nasada kominowa Ø160 - wykonanie z blachy ocynkowanej na podstawie dachowej
- 3** - pomieszczenie 6 - komin wentylacyjny - obróbka blacharska zgodnie z b. budowlaną
- 4** - pomieszczenie 6 - komin wentylacyjny -wspomaganie wentylacji grawitacyjnej wywiewnej - obrotowa nasada kominowa Ø160 - wykonanie z blachy ocynkowanej na podstawie kominowej - obróbka blacharska zgodnie z b. budowlaną

	PRACOWNIA PROJEKTOWA "VITARO"		
Temat inwestycji:	BUDOWA ŚWIETLICY WIEJSKIEJ W LIPOWCZYCACH GM. KODRĄB WRAZ ZE ZBIORNIKIEM BEZODPŁYWOWYM NA NIECZYSTOŚCI CIEKŁE		Data: XII 2016
Adres inwestycji:	DZ. NR EW. 254/2, OBRĘB 0012 LIPOWCZYCE JEDNOSTKA EWIDENCYJNA: 101207_2 KODRĄB.		Skala: 1:100
Inwestor i adres:	GMINA KODRĄB 97-512 KODRĄB UL. 22 LIPCA 7	Branża / Etap S / PB	Nr rys 09
Rysunek:	RZUT DACHU- instalacja wentylacji	Format:	297 x420
Projektant	mgr inż. Wojciech Jędrzejczyk	Nr uprawnień: nr upr. LOD/1795/POOS/11	Podpis:
Asystent projektanta	mgr inż. Marzena Kolanus	–	Podpis: